




begane grond

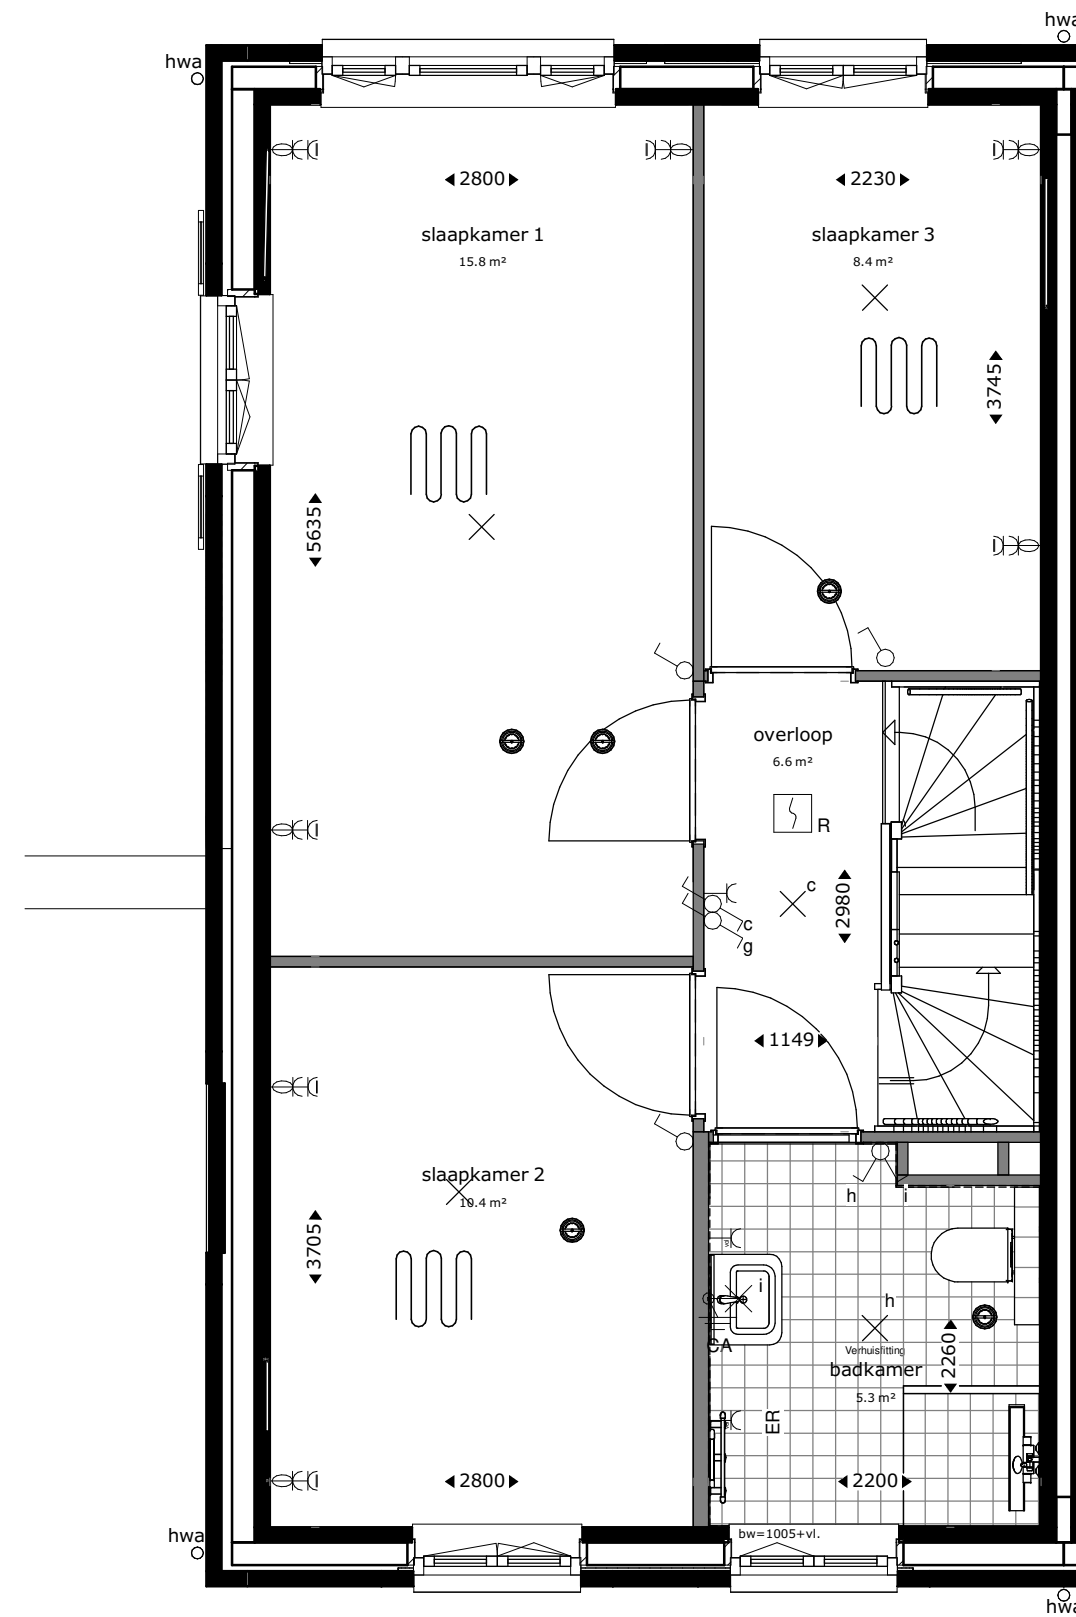

eerste verdieping

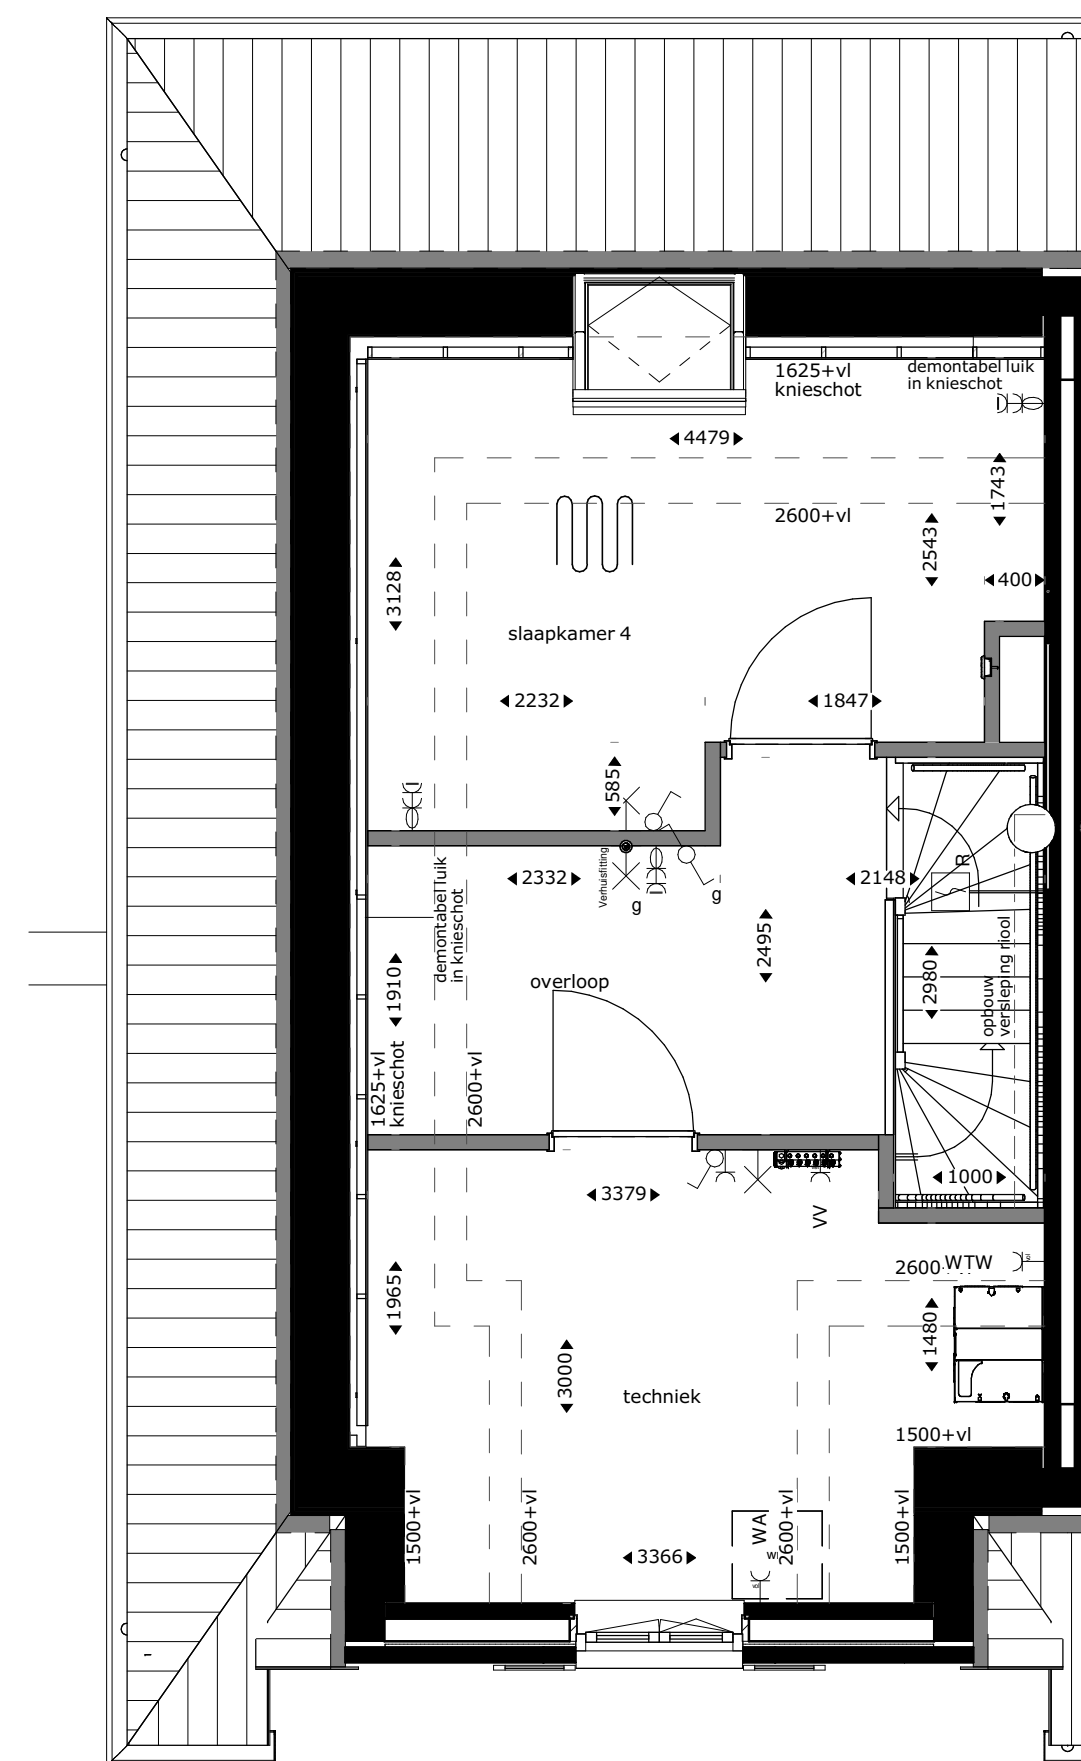

tweede verdieping

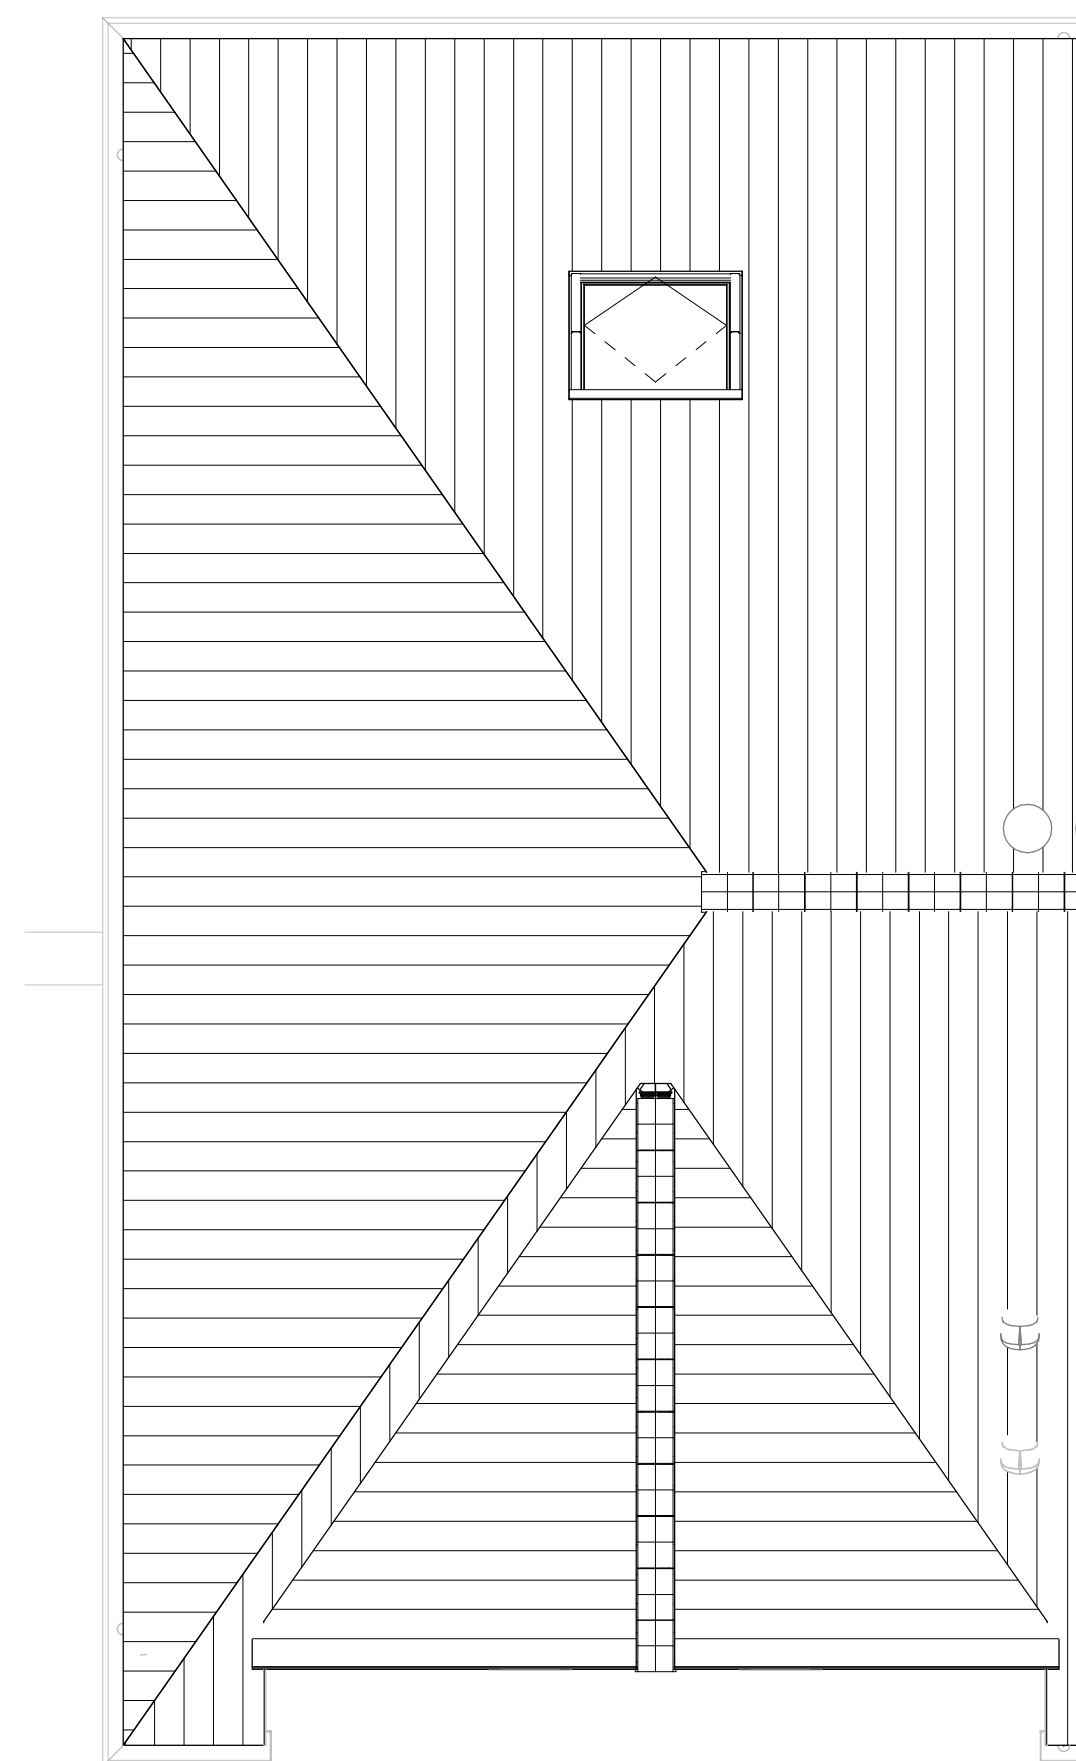

dakaanzicht

Renvooi


	buitengevel: beton- isolatie- spouw- metselwerk	TH	thermostaat
	bouwmuur	MV	mechanische ventilatie
	lichte scheidingswand	WM	plaatsingsruimte wasmachine
	hoogtelijnen 1500+vl/2600+vl	VV	verdelers vloerverwarming
	stalen ligger/verlaagd plafond	ER	elektrische radiator
	hwa	WP	warmtepomp
	hwa	CAT6	uitvoering datakabel
	hwa	alu	aluminium kozijn in kleur
	hwa	bw	hoogte borstwering t.o.v. vloerpeil
	enkeelpolige schakelaar lichtpunt		enkelvoudige wandcontactdoos
	serie schakelaar lichtpunt		tweevoudige wandcontactdoos, kindveilig
	wissel schakelaar lichtpunt		loze leiding bedraad
	plafondlichtpunt		loze leiding niet bedraad
	wandlichtpunt		deurbelddrukker
	wandlichtpunt met randaarde		schel
	wandlichtpunt buiten (aanzicht)		rookmelder op muurbeugel
	rookmelder		vloerverwarming
	mechanische ventilatie warmtewisselaar		mengkraan
	douchegoot		douchepijp-wtw
	elektrische radiator		dakdoorvoer
	warmtepomp		mv-ventiel plafond
	vloerverwarmingsverdelers		mv-ventiel wand

Aandachtspunten:  
 -alle opgegeven maten zijn circa maten.  
 -maten zijn genomen op 1500+ vloerpeil, op 2e verdieping tot aan knieschot.  
 -opstelling keuken: zie showroom brochure.  
 -type sanitair: zie showroom brochure.


**RHIJNHOEVE**  
OEGSTGEEST

**M Van Manen** **DURA VERMEER**  
Waarmaken van ambities


project Nieuwbouw woningen Rijnhoefve - Veld 1 Oegstgeest			
omschrijving Plattegronden bwnr 13			
opdrachtgever BPD gebiedsontwikkeling	schaal 1:50	gewijzigd	projectnummer 5921_10
formaat A1	status KAO-tekening		tekeningnummer 04N2101
getekend fvk	datum 01-07-2021		

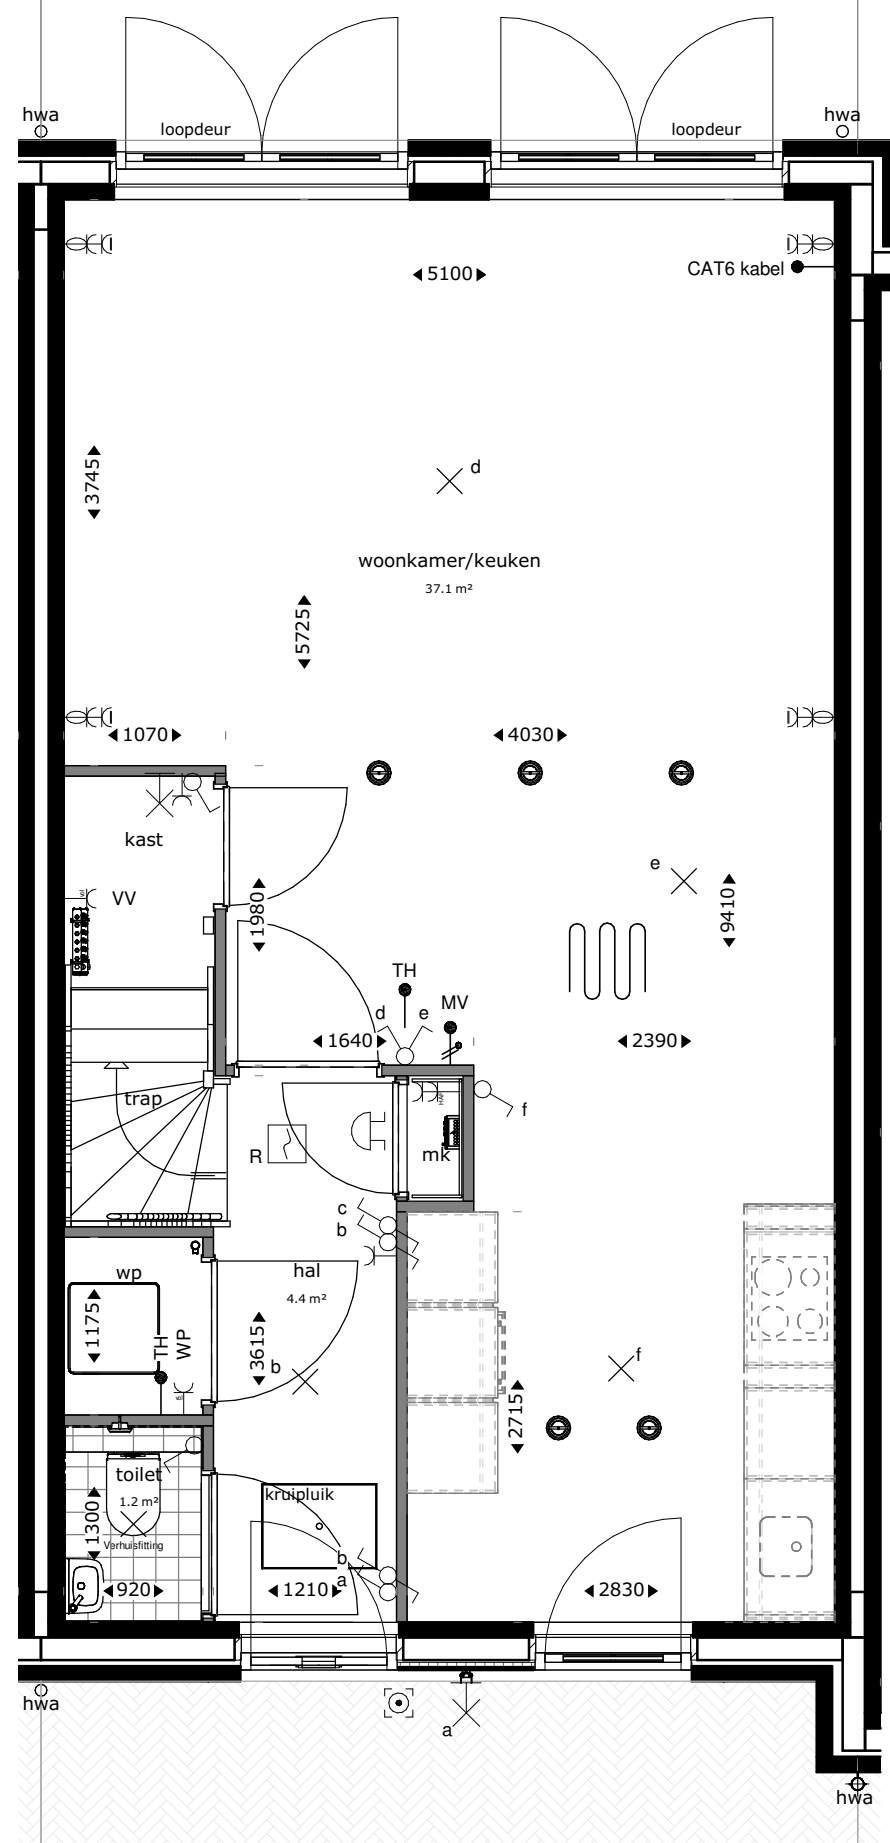


begane grond

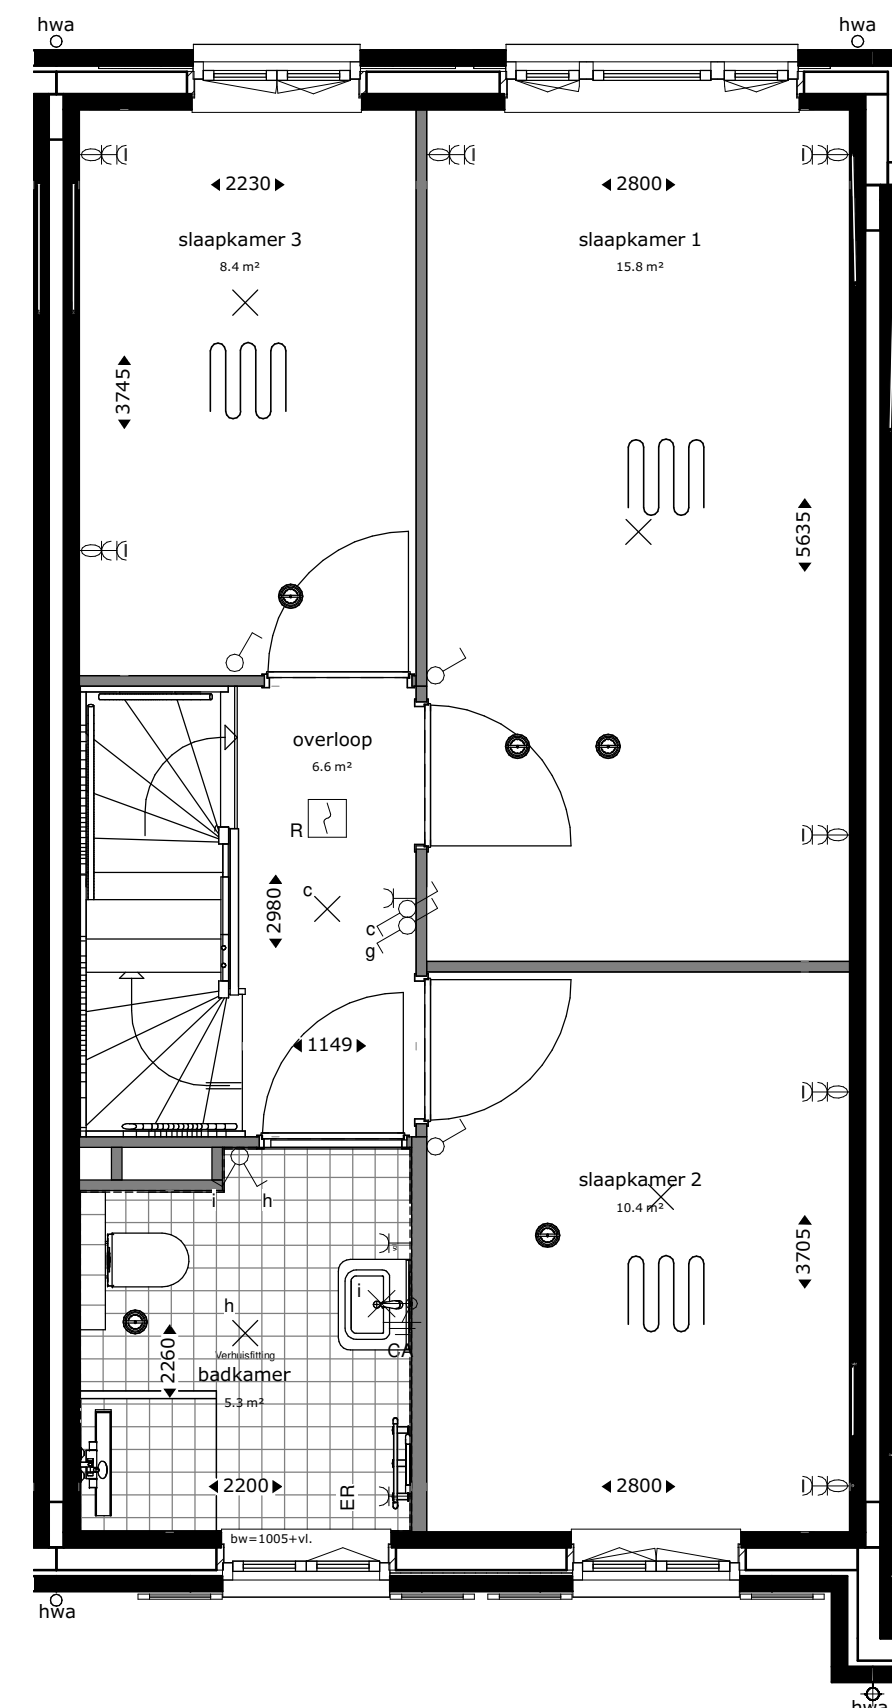

eerste verdieping

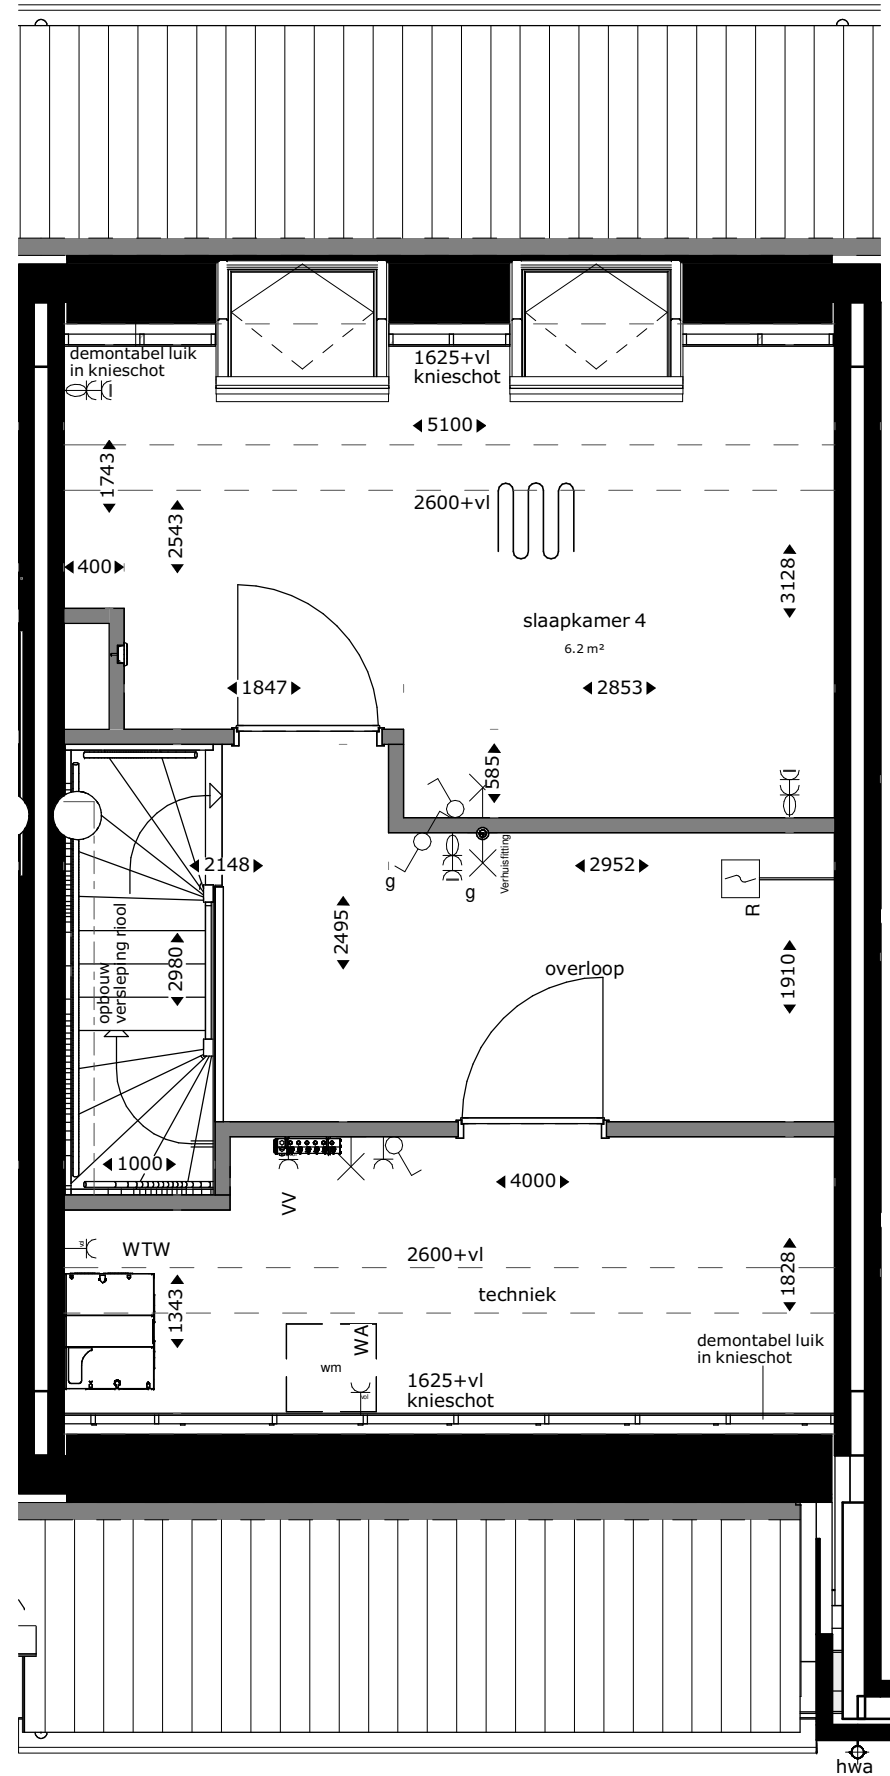

tweede verdieping

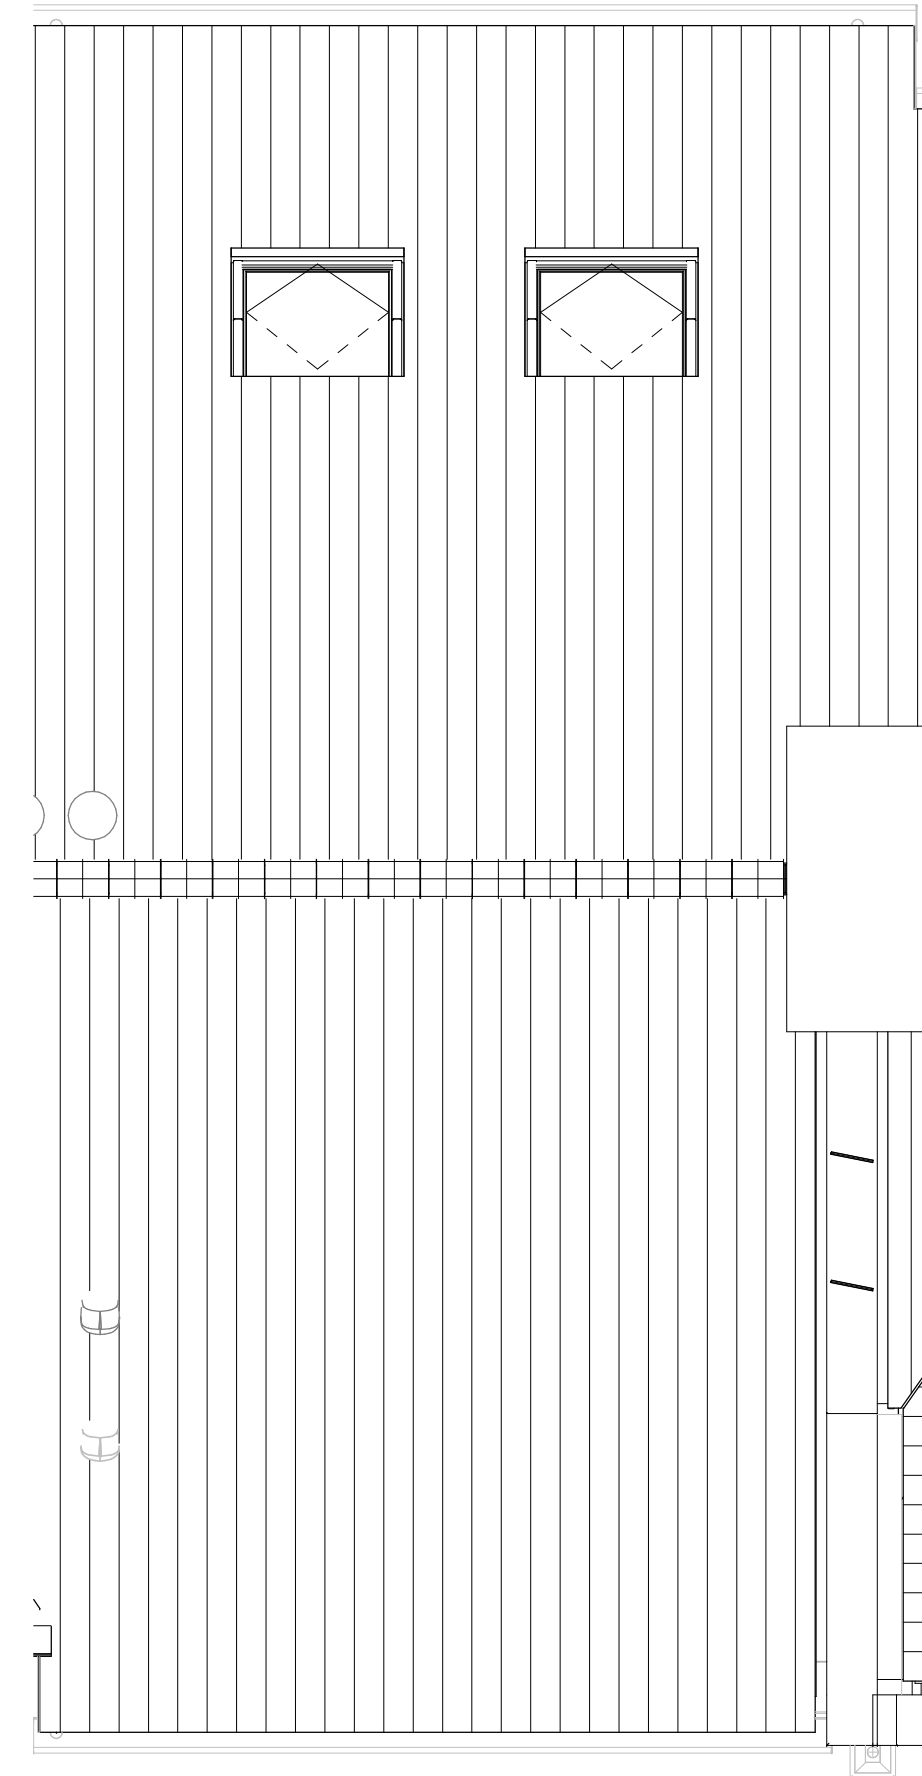

dakaanzicht

Renvooi			
	buitengevel: beton- isolatie- spouw- metselwerk		TH thermostaat
	bouwmuur		MV mechanische ventilatie
	lichte scheidingswand		WM plaatsingsruimte wasmachine
	hwa hemelwaterafvoer		VV verdelers vloerverwarming
	hoogtelijnen 1500+vl/2600+vl		ER elektrische radiator
	stalen ligger/verlaagd plafond		WP warmtepomp
	enkelpolige schakelaar lichtpunt		CAT6 kabel uitvoering datakabel
	serie schakelaar lichtpunt		alu aluminium kozijn in kleur
	wissel schakelaar lichtpunt		bw hoogte borstwering t.o.v. vloerpeil
	plafondlichtpunt		enkele wandcontactdoos
	wandlichtpunt		tweevoudige wandcontactdoos, kindveilig
	wandlichtpunt met randaarde		loze leiding bedraad
	wandlichtpunt buiten (aanzicht)		loze leiding niet bedraad
	rookmelder		deurbelddrukker
	mechanische ventilatie warmtewisselaar		schel
	douchegoot		rookmelder op muurbeugel
	elektrische radiator		vloerverwarming
	warmtepomp		mengkraan
	vloerverwarmingsverdelers		douchepijp-wtw
			dakdoorvoer
			mv-ventiel plafond
			mv-ventiel wand

Aandachtspunten:  
 -alle opgegeven maten zijn circa maten.  
 -maten zijn genomen op 1500+ vloerpeil, op 2e verdieping tot aan knieschot.  
 -opstelling keuken: zie showroom brochure.  
 -type sanitair: zie showroom brochure.


# RHIJNHOEVE

OEGSTGEEST


**Van Manen**

**DURA VERMEER**  
Waarmaken van ambities


project <b>Nieuwbouw woningen Rijnhoeve - Veld 1 Oegstgeest</b>			
omschrijving <b>Plattegronden bwnr 14</b>			
opdrachtgever BPD gebiedsontwikkeling	schaal 1:50	gewijzigd	projectnummer <b>5921_10</b>
formaat A1	status KAO-tekening		tekeningnummer <b>04N2102</b>
getekend fvk	datum 01-07-2021		

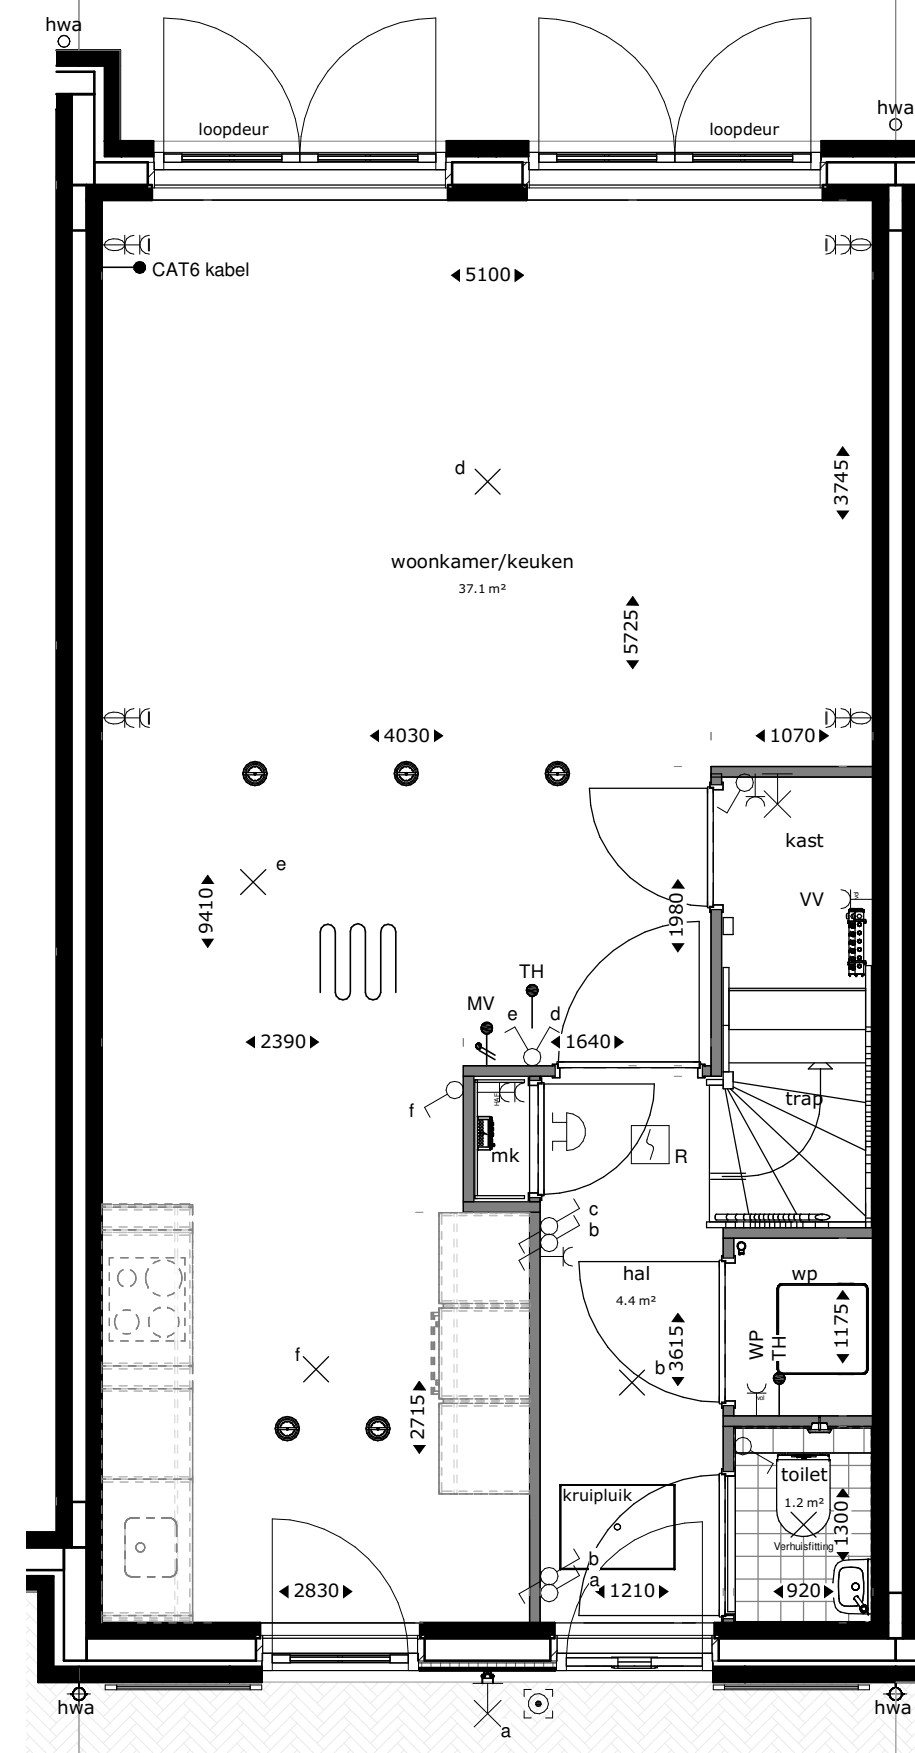


begane grond

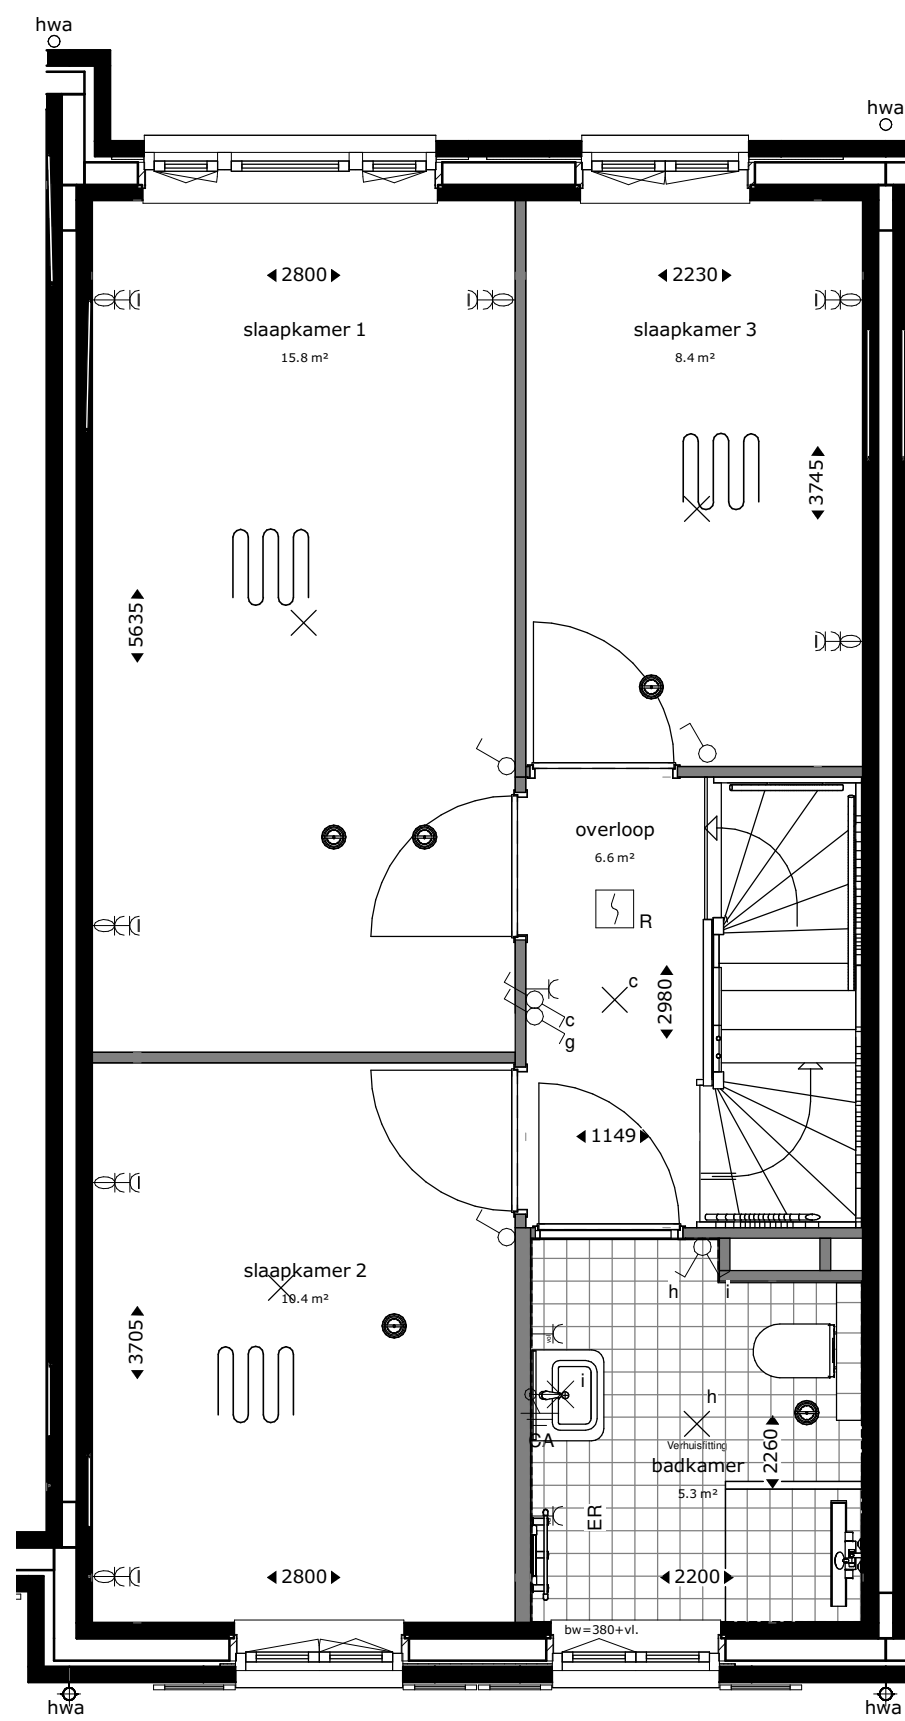

eerste verdieping

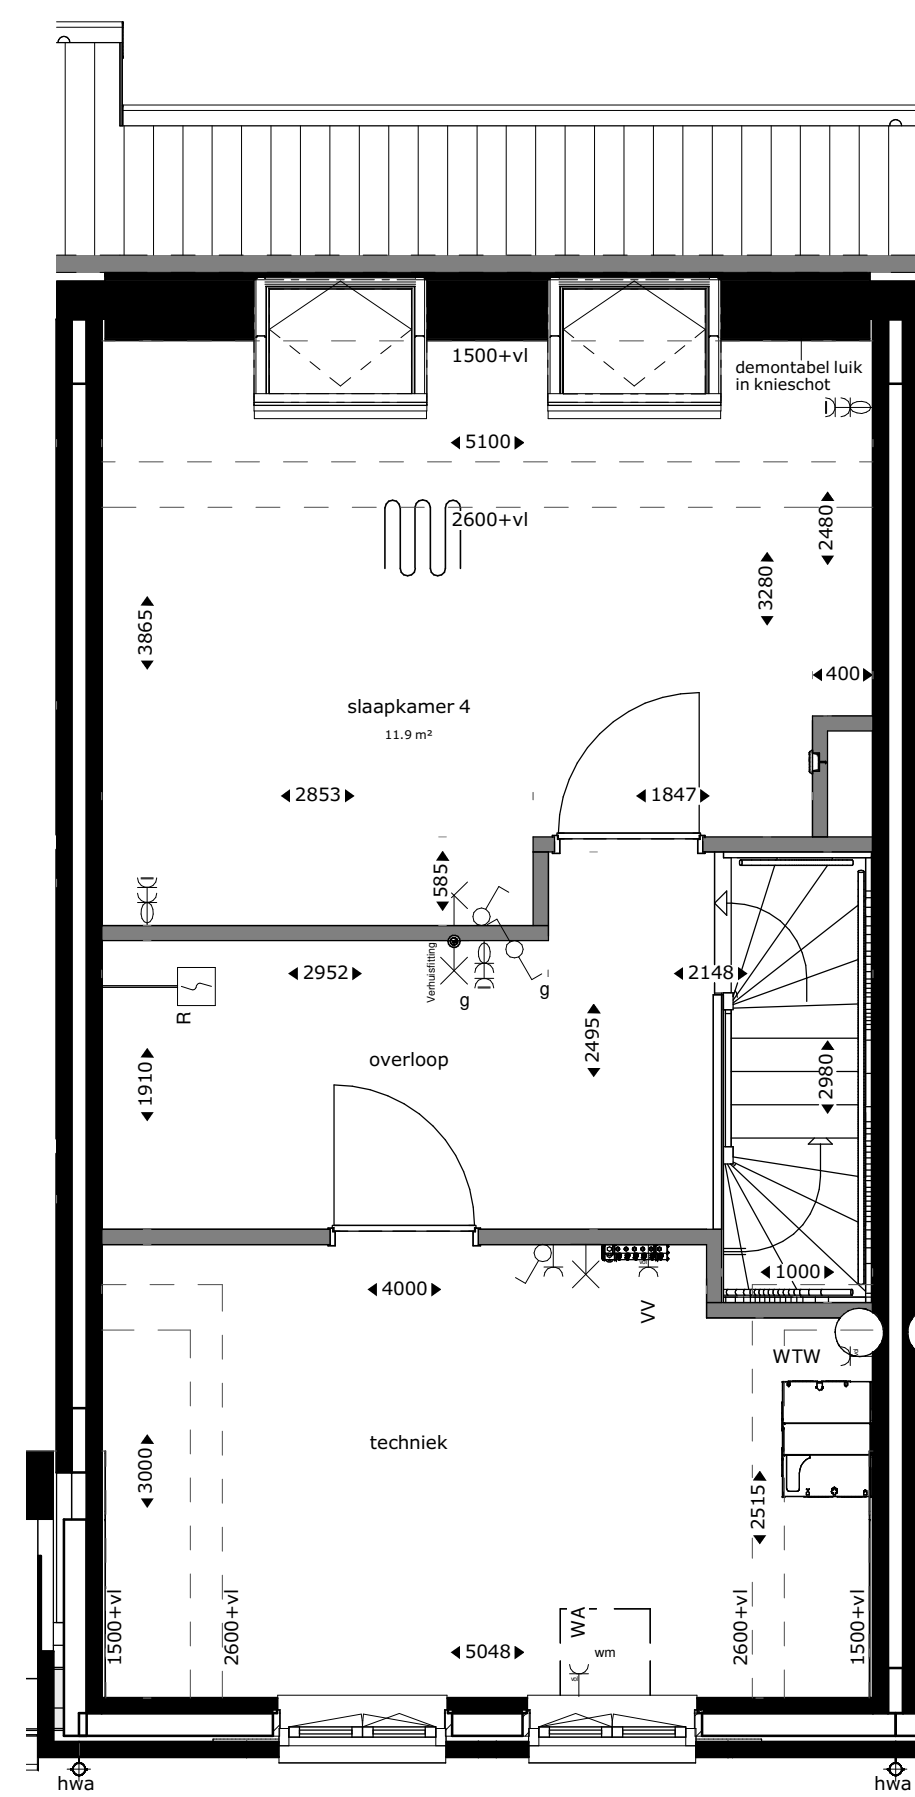

tweede verdieping

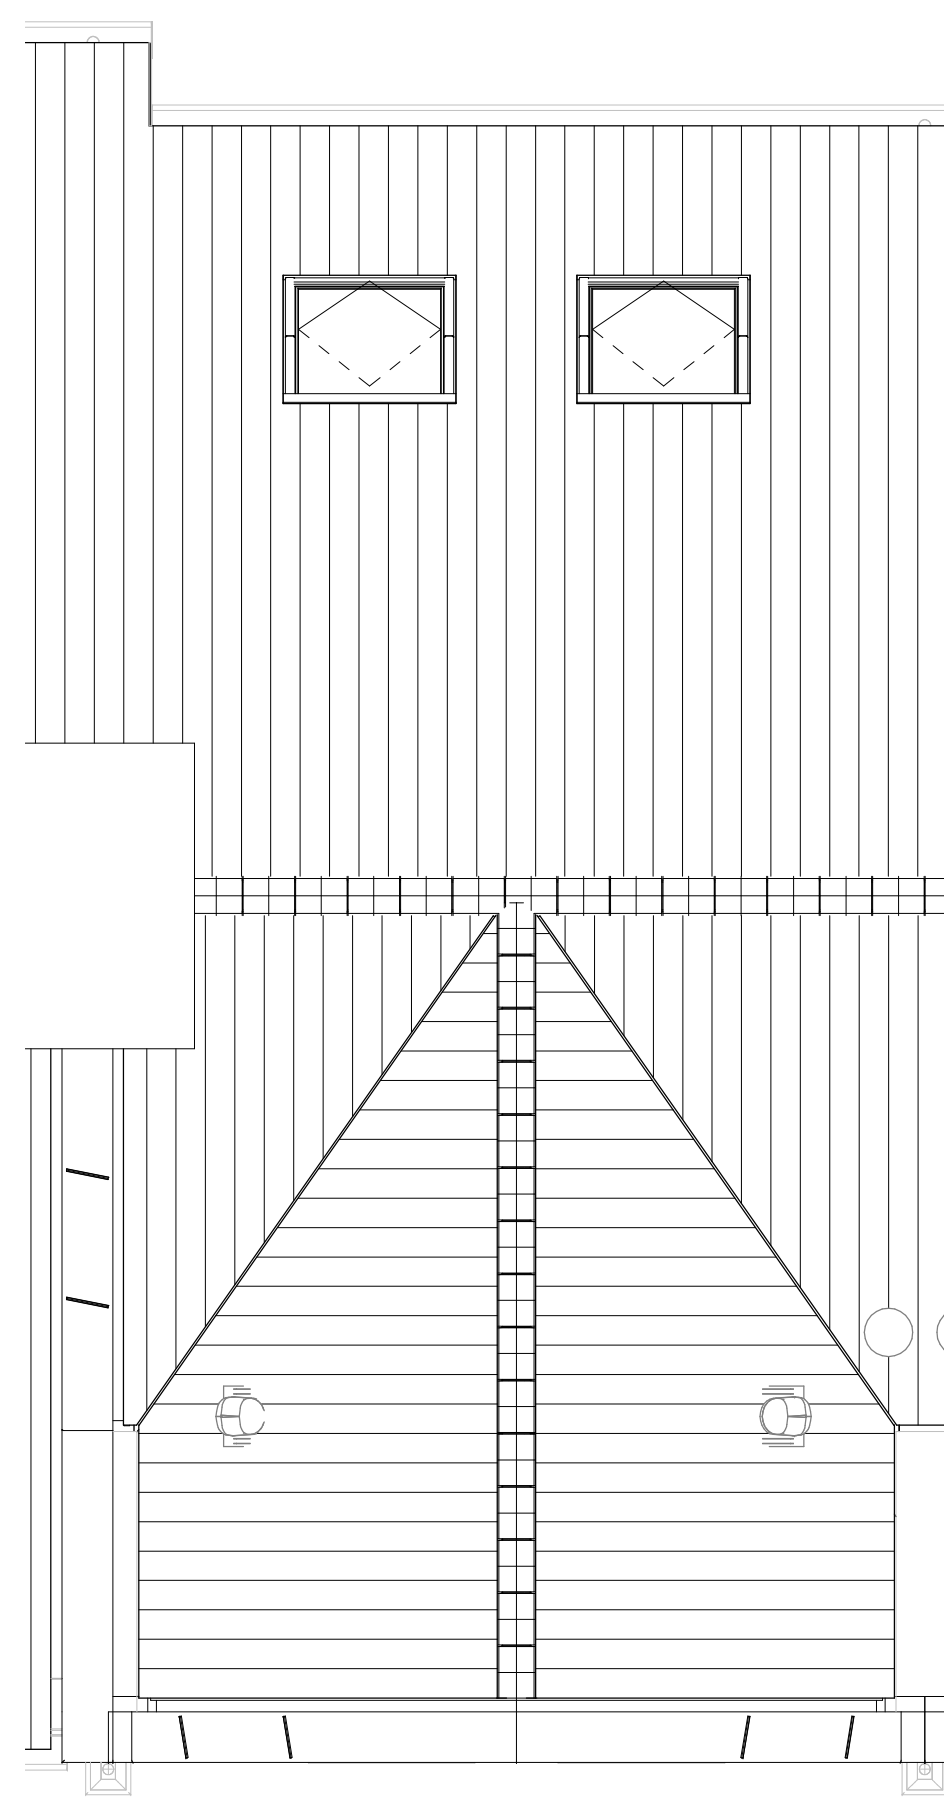

dakaanzicht

Renvooi			
	buitengevel: beton- isolatie- spouw- metselwerk	TH	thermostaat
	bouwmuur	MV	mechanische ventilatie
	lichte scheidingswand	WM	plaatsingsruimte wasmachine
	o hwa	VV	verdelers vloerverwarming
	hoogtelijnen 1500+vl/2600+vl	ER	elektrische radiator
	stalen ligger/verlaagd plafond	WP	warmtepomp
	enkeelpolige schakelaar lichtpunt	CAT6 kabel	uitvoering datakabel
	serie schakelaar lichtpunt	alu	aluminium kozijn in kleur
	wissel schakelaar lichtpunt	bw	hoogte borstwering t.o.v. vloerpeil
	plafondlichtpunt		
	wandlichtpunt		enkeelvoudige wandcontactdoos
	wandlichtpunt met randaarde		tweevoudige wandcontactdoos, kindveilig
	wandlichtpunt buiten (aanzicht)		loze leiding bedraad
	rookmelder		loze leiding niet bedraad
			deurbeldrukker
			schel
			rookmelder op muurbeugel
	mechanische ventilatie warmtewisselaar		vloerverwarming
	douchegoot		mengkraan
	elektrische radiator		douchepijp-wtw
	warmtepomp		dakdoorvoer
	vloerverwarmingsverdeler		mv-ventiel plafond
			mv-ventiel wand

Aandachtspunten:  
 -alle opgegeven maten zijn circa maten.  
 -maten zijn genomen op 1500+ vloerpeil, op 2e verdieping tot aan knieschot.  
 -opstelling keuken: zie showroom brochure.  
 -type sanitair: zie showroom brochure.


# RHIJNHOEVE

OEGSTGEEST


**Van Manen**

**DURA VERMEER**  
Waarmaken van ambities


project <b>Nieuwbouw woningen Rhijnhoeve - Veld 1 Oegstgeest</b>			
omschrijving <b>Plattegronden bwnr 15</b>			
opdrachtgever BPD gebiedsontwikkeling	schaal 1:50	gewijzigd	projectnummer <b>5921_10</b>
formaat A1	status KAO-tekening		tekeningnummer <b>04N2103</b>
getekend fvK	datum 01-07-2021		

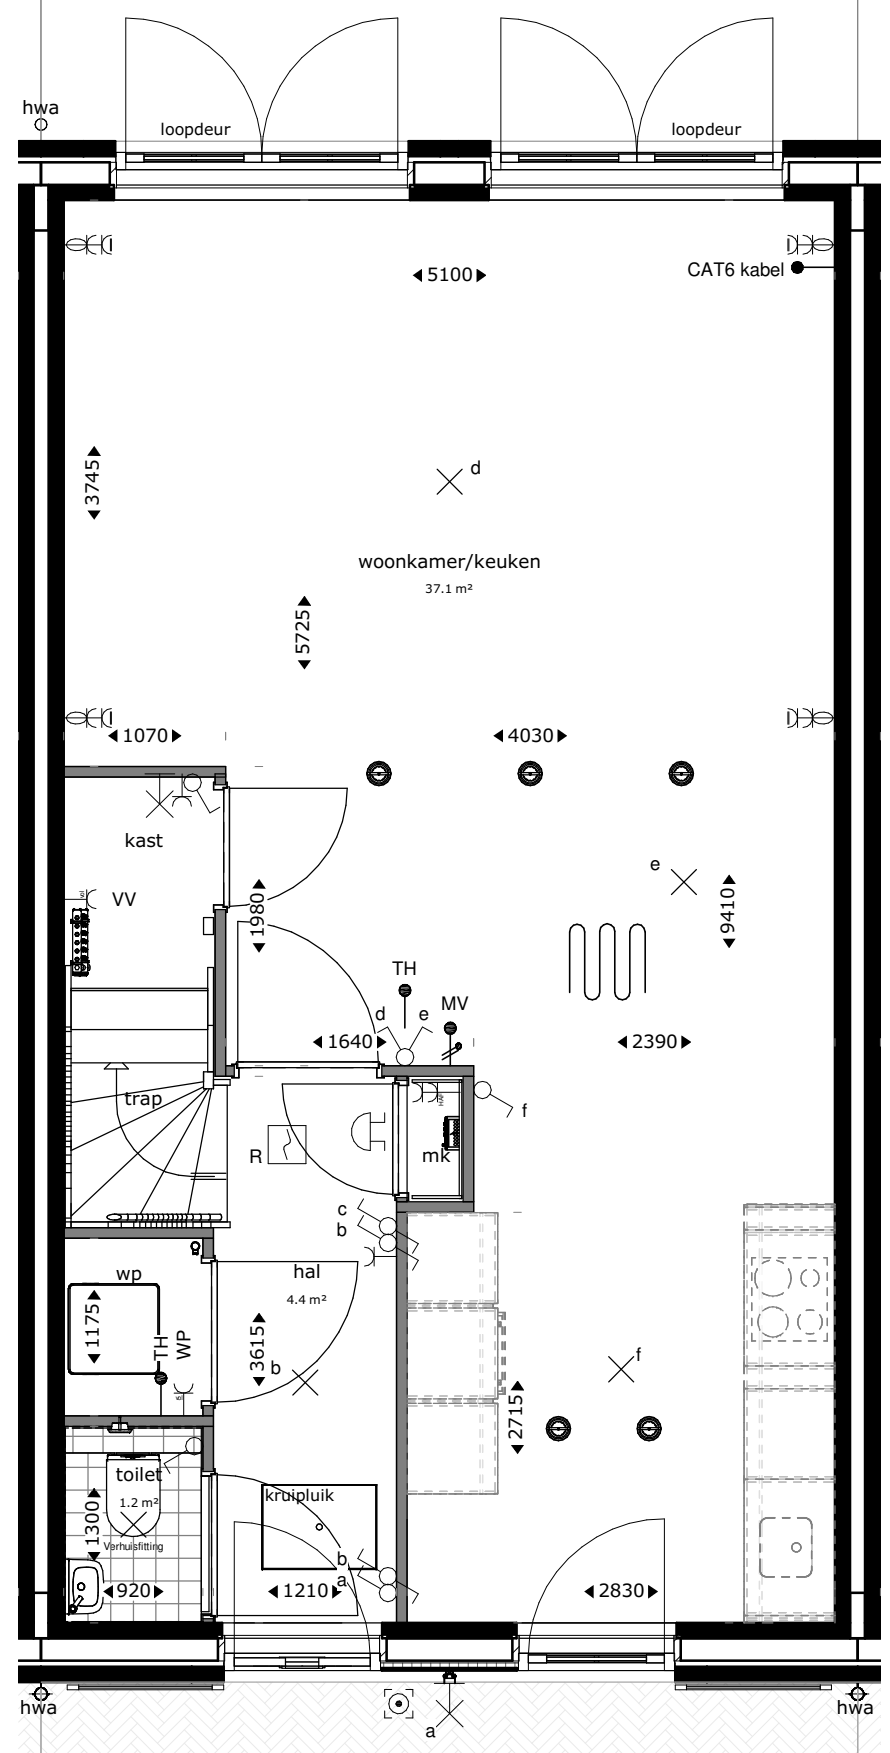


begane grond

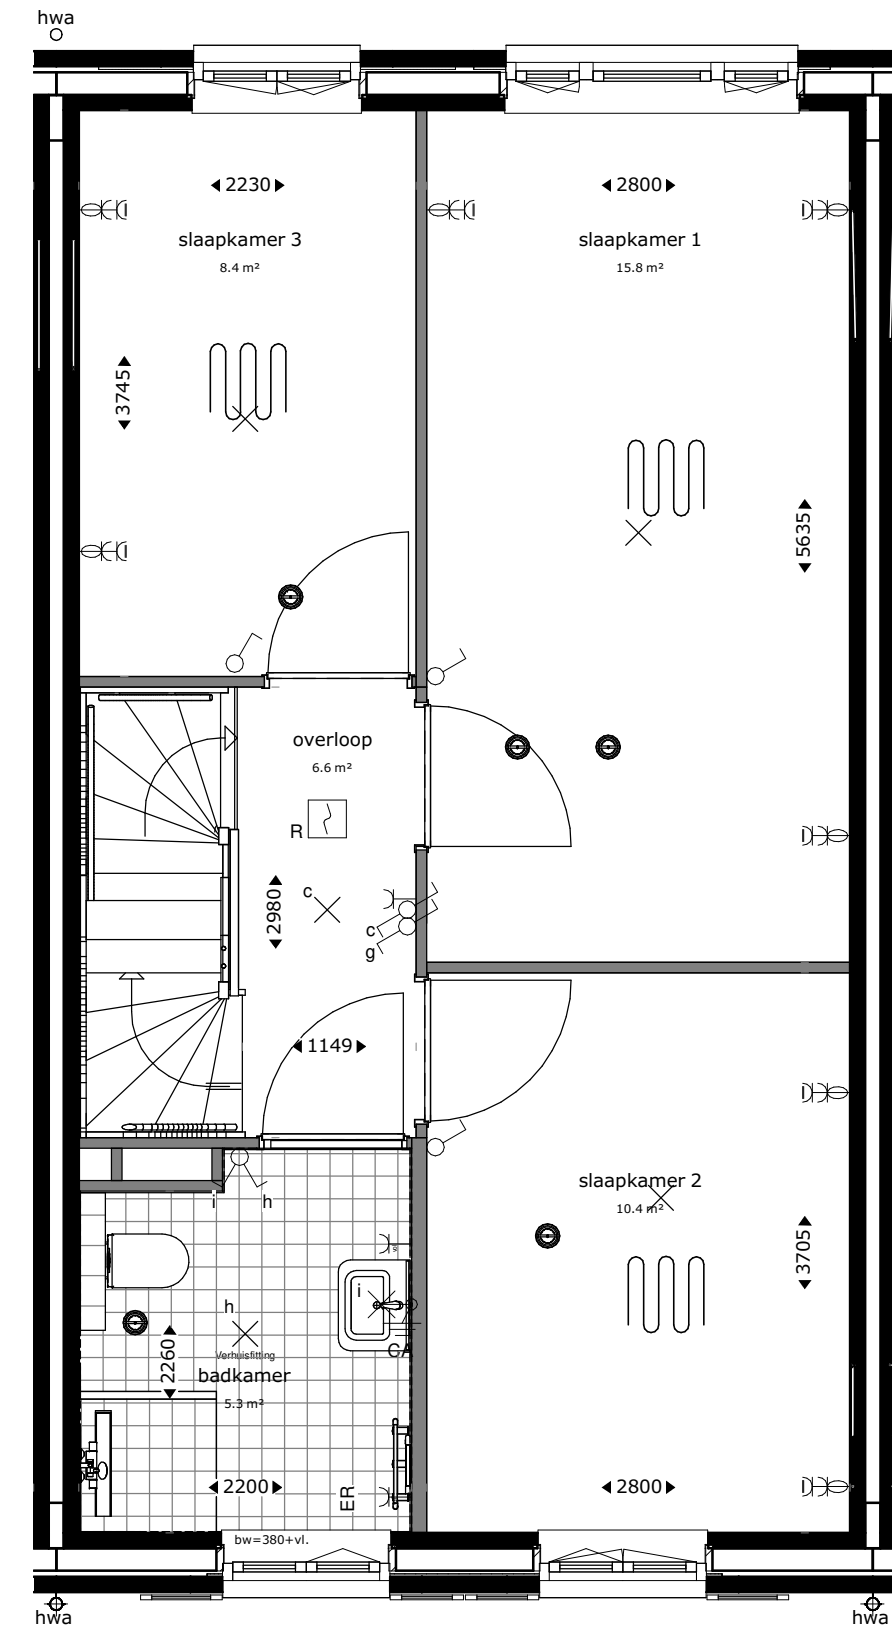

eerste verdieping

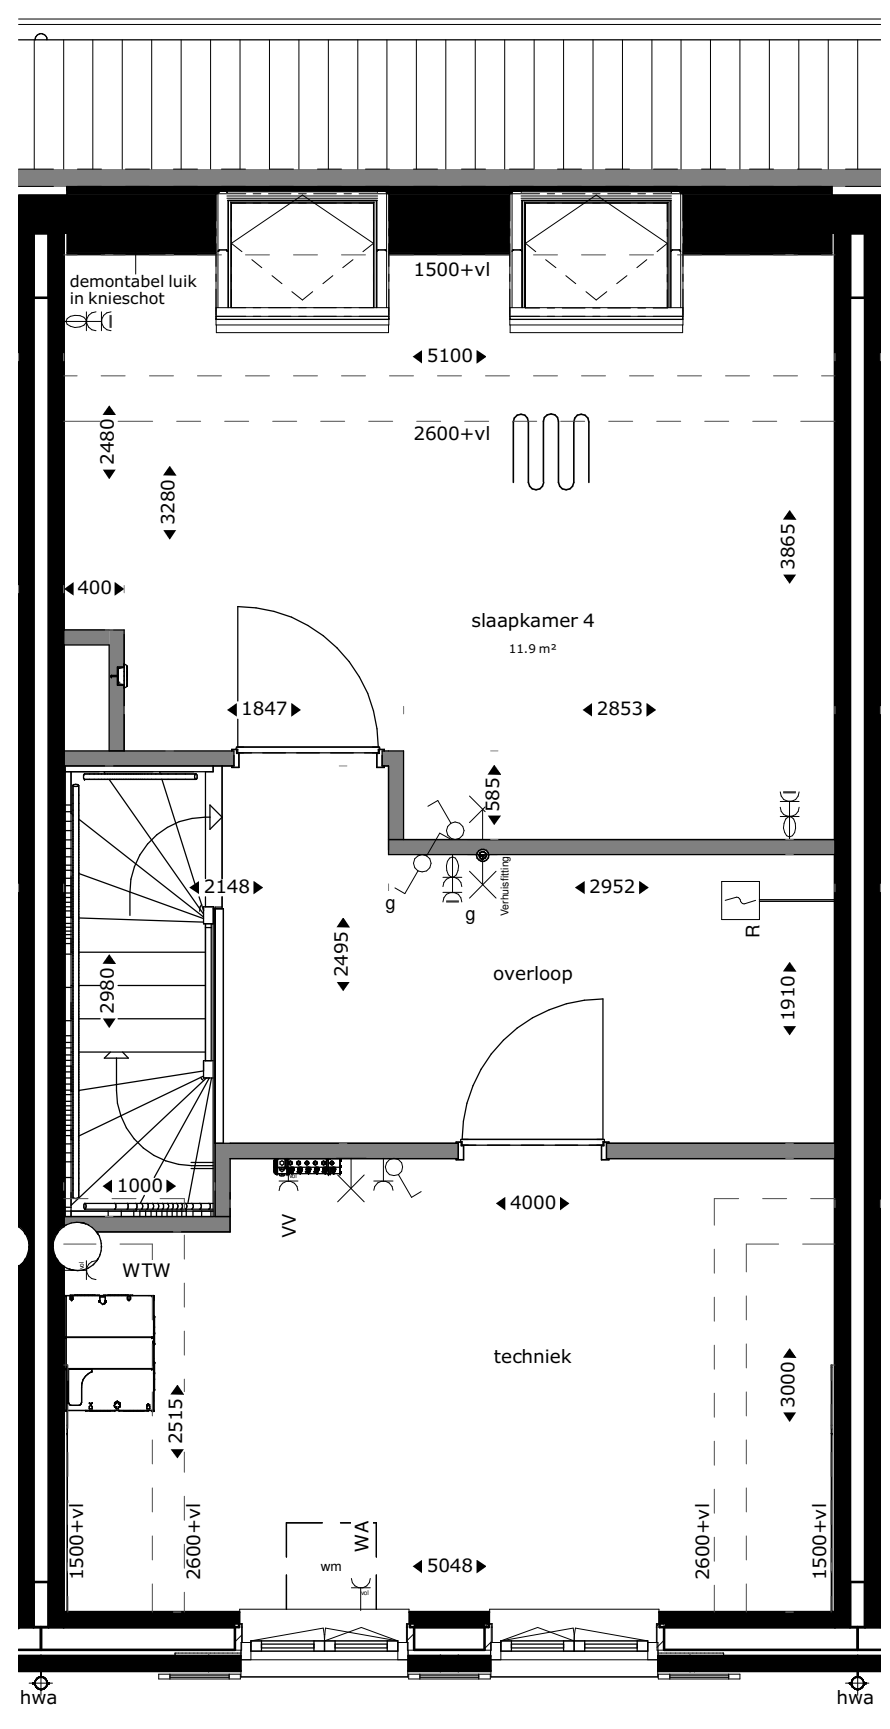

tweede verdieping

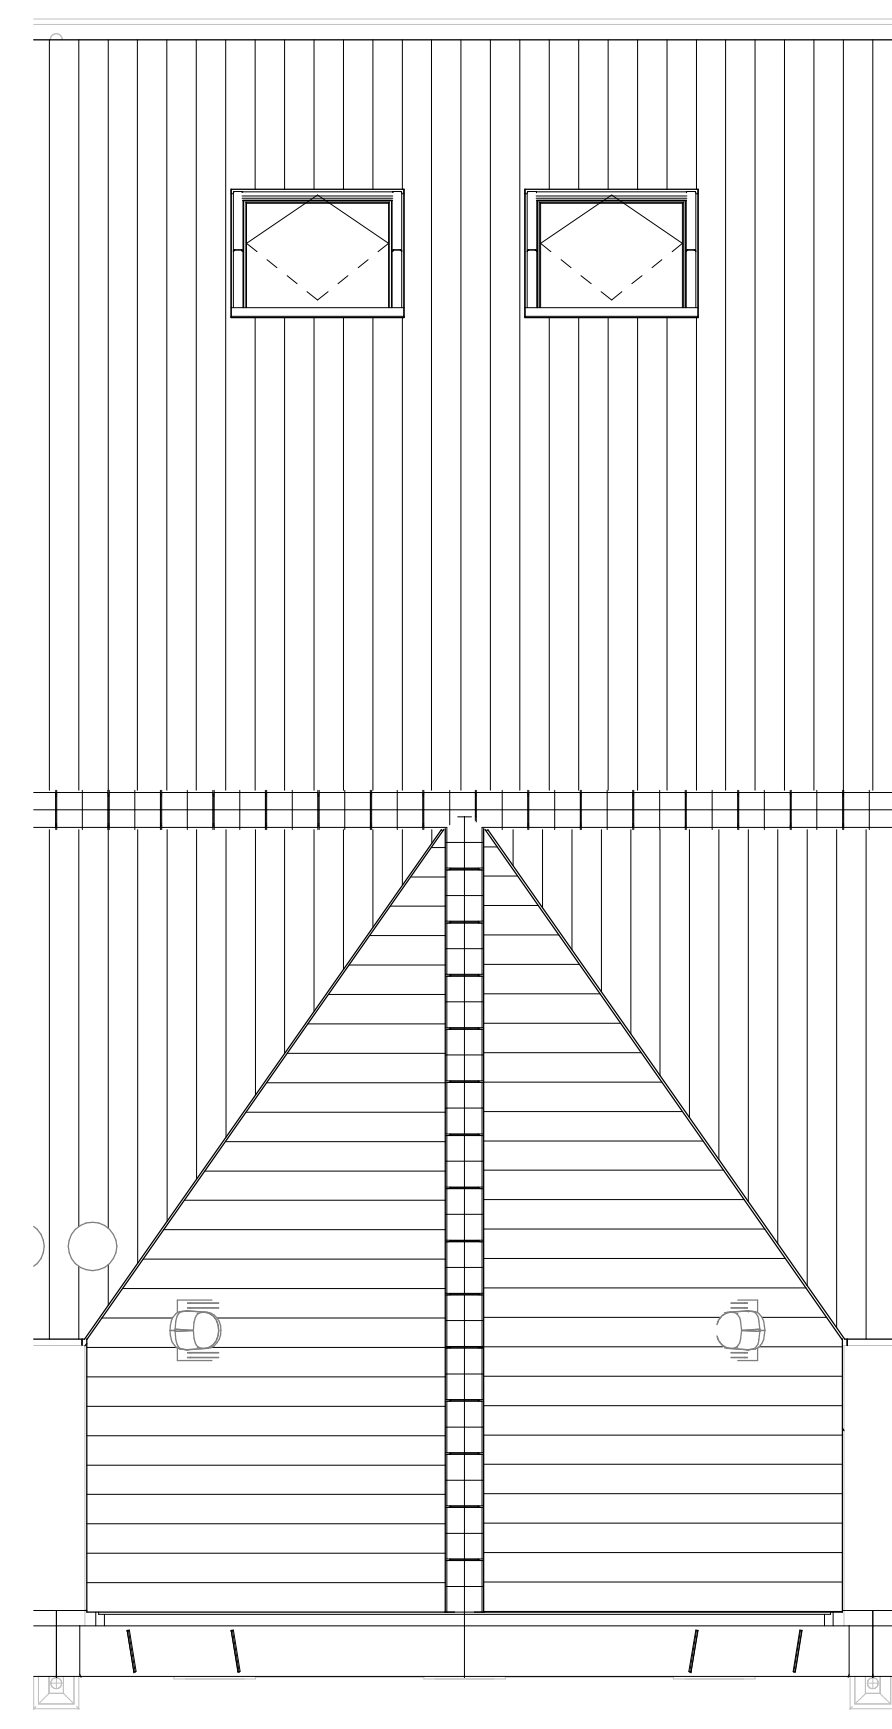

dakaanzicht

Renvooi			
	buitengevel: beton- isolatie- spouw- metselwerk	TH	thermostaat
	bouwmuur	MV	mechanische ventilatie
	lichte scheidingwand	VV	plaatsingsruimte wasmachine
	hemelwaterafvoer	ER	verdelers vloerverwarming
	hoogtelijnen 1500+vl/2600+vl	WP	elektrische radiator
	stalen ligger/verlaagd plafond	WP	warmtepomp
	enkelpolige schakelaar lichtpunt	CAT6 kabel	uitvoering datakabel
	serie schakelaar lichtpunt	alu	aluminium kozijn in kleur
	wissel schakelaar lichtpunt	bw	hoogte borstwering t.o.v. vloerpeil
	plafondlichtpunt		
	wandlichtpunt		
	wandlichtpunt met randaarde		
	wandlichtpunt buiten (aanzicht)		
	rookmelder		
	mechanische ventilatie warmtewisselaar		
	doucheput		
	elektrische radiator		
	warmtepomp		
	vloerverwarmingsverdelers		
	enkele wandcontactdoos		
	tweevoudige wandcontactdoos, kindveilig		
	loze leiding bedraad		
	loze leiding niet bedraad		
	deurbelddrukker		
	schel		
	rookmelder op muurbeugel		
	vloerverwarming		
	mengkraan		
	doucheput		
	dakdoorvoer		
	mv-ventiel plafond		
	mv-ventiel wand		

Aandachtspunten:  
 -alle opgegeven maten zijn circa maten.  
 -maten zijn genomen op 1500+ vloerpeil, op 2e verdieping tot aan knieschot.  
 -opstelling keuken: zie showroom brochure.  
 -type sanitair: zie showroom brochure.


# RHIJNHOEVE

OEGSTGEEST


**Van Manen**

**DURA VERMEER**  
Waarmaken van ambities


project <b>Nieuwbouw woningen Rhijnhoeve - Veld 1 Oegstgeest</b>			
omschrijving <b>Plattegronden bwnr 16</b>			
opdrachtgever BPD gebiedsontwikkeling	schaal 1:50	gewijzigd	projectnummer <b>5921_10</b>
formaat A1	status KAO-tekening		tekeningnummer <b>04N2104</b>
getekend fvk	datum 01-07-2021		

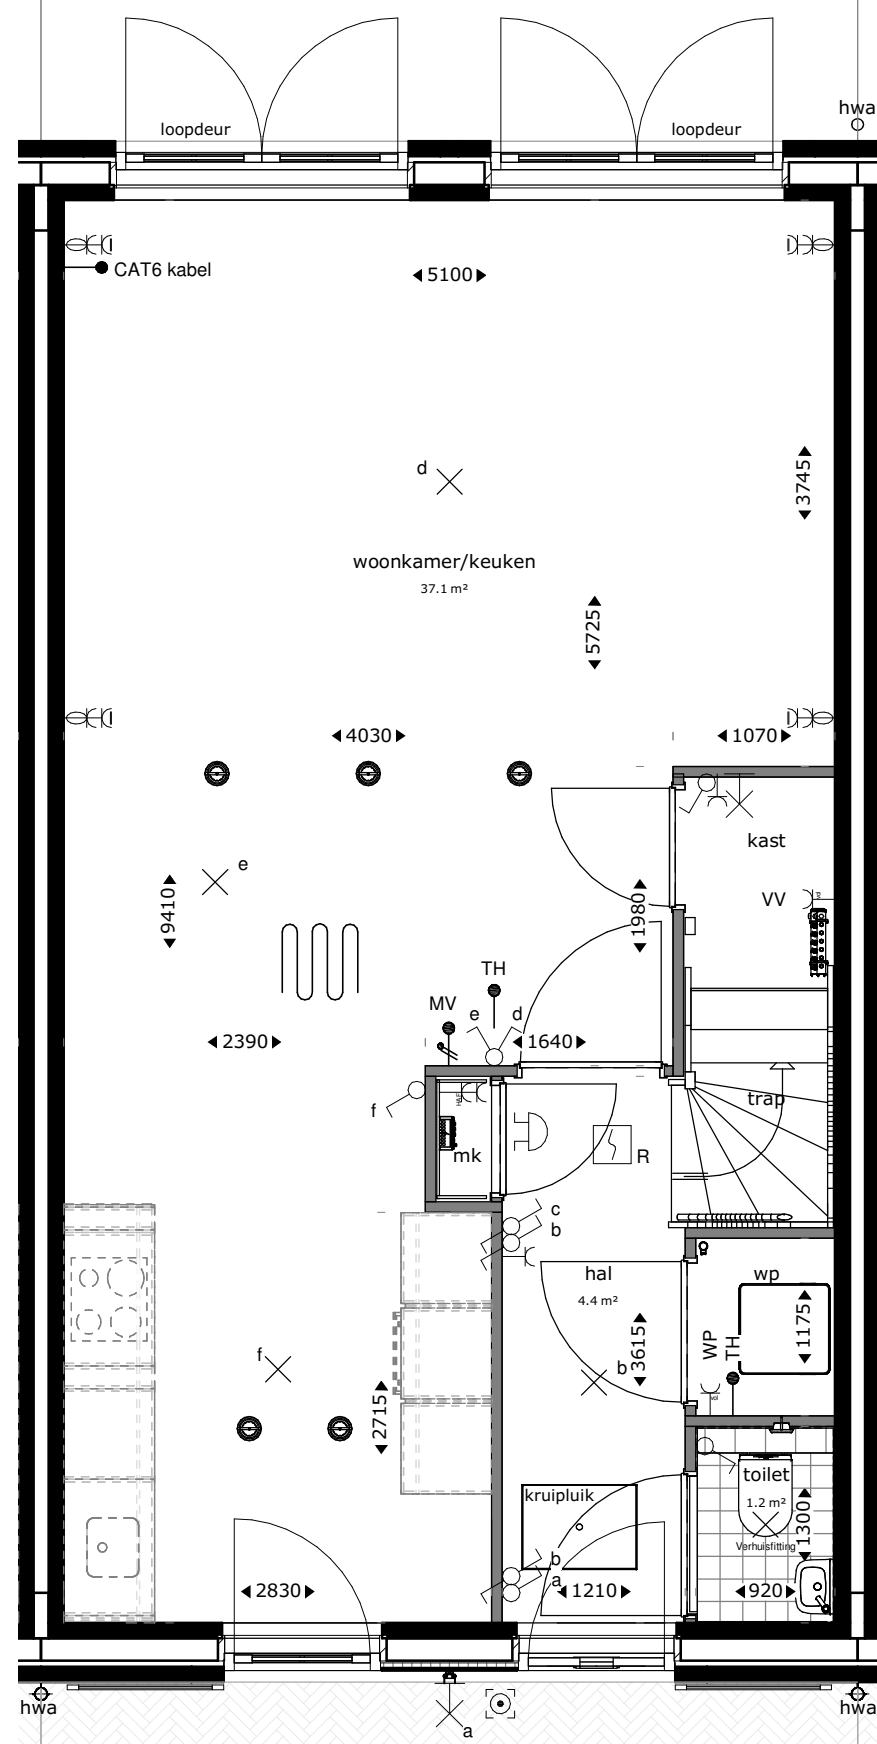


begane grond

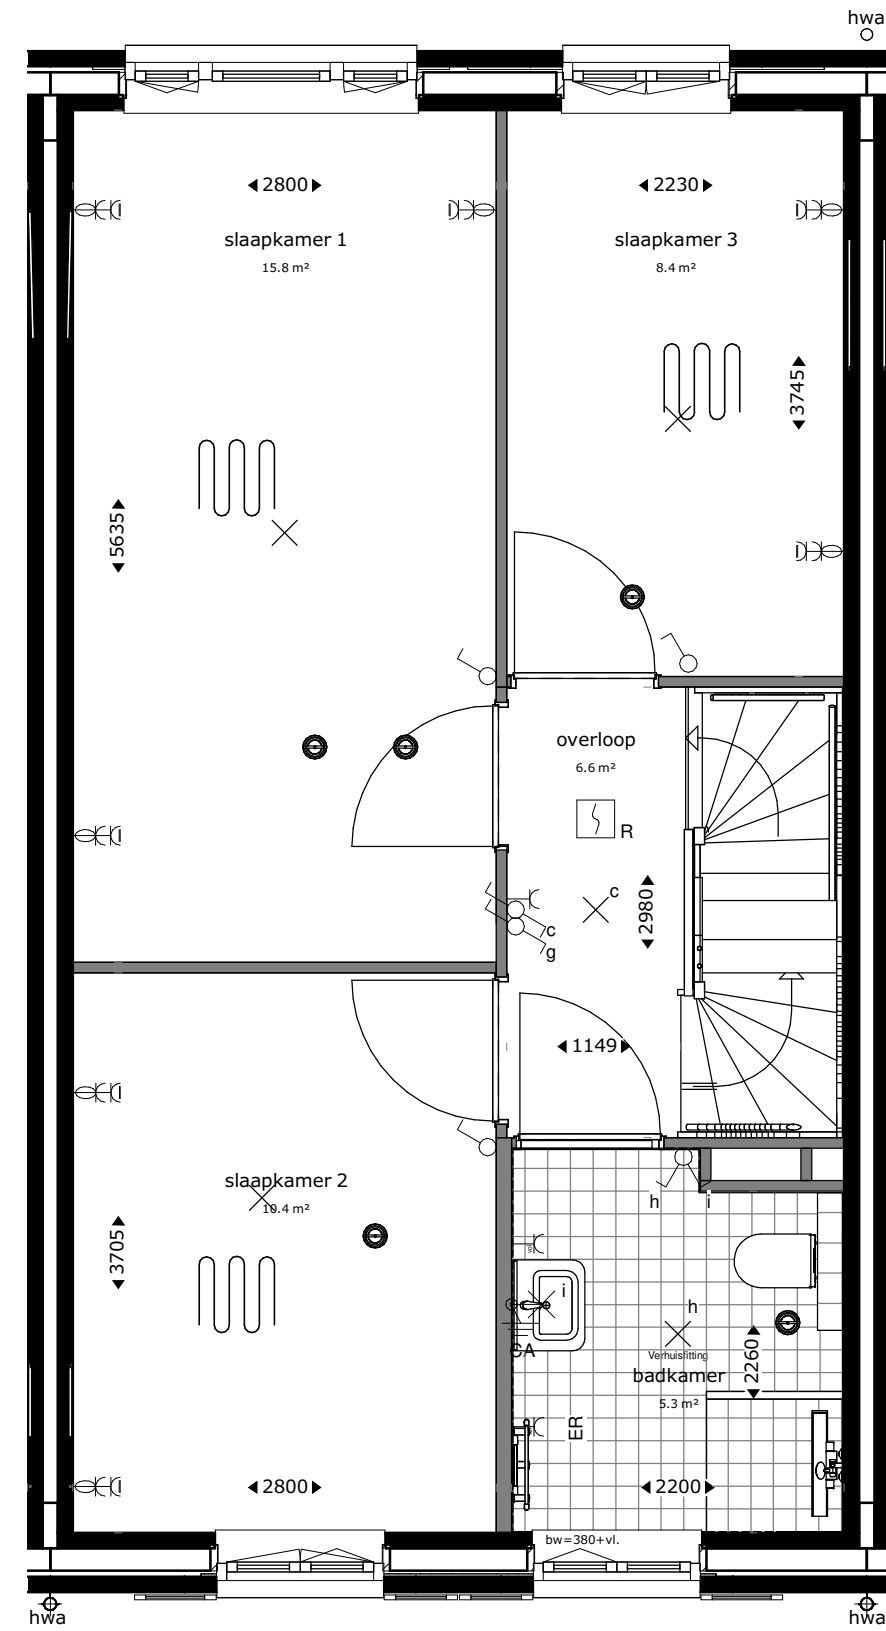

eerste verdieping

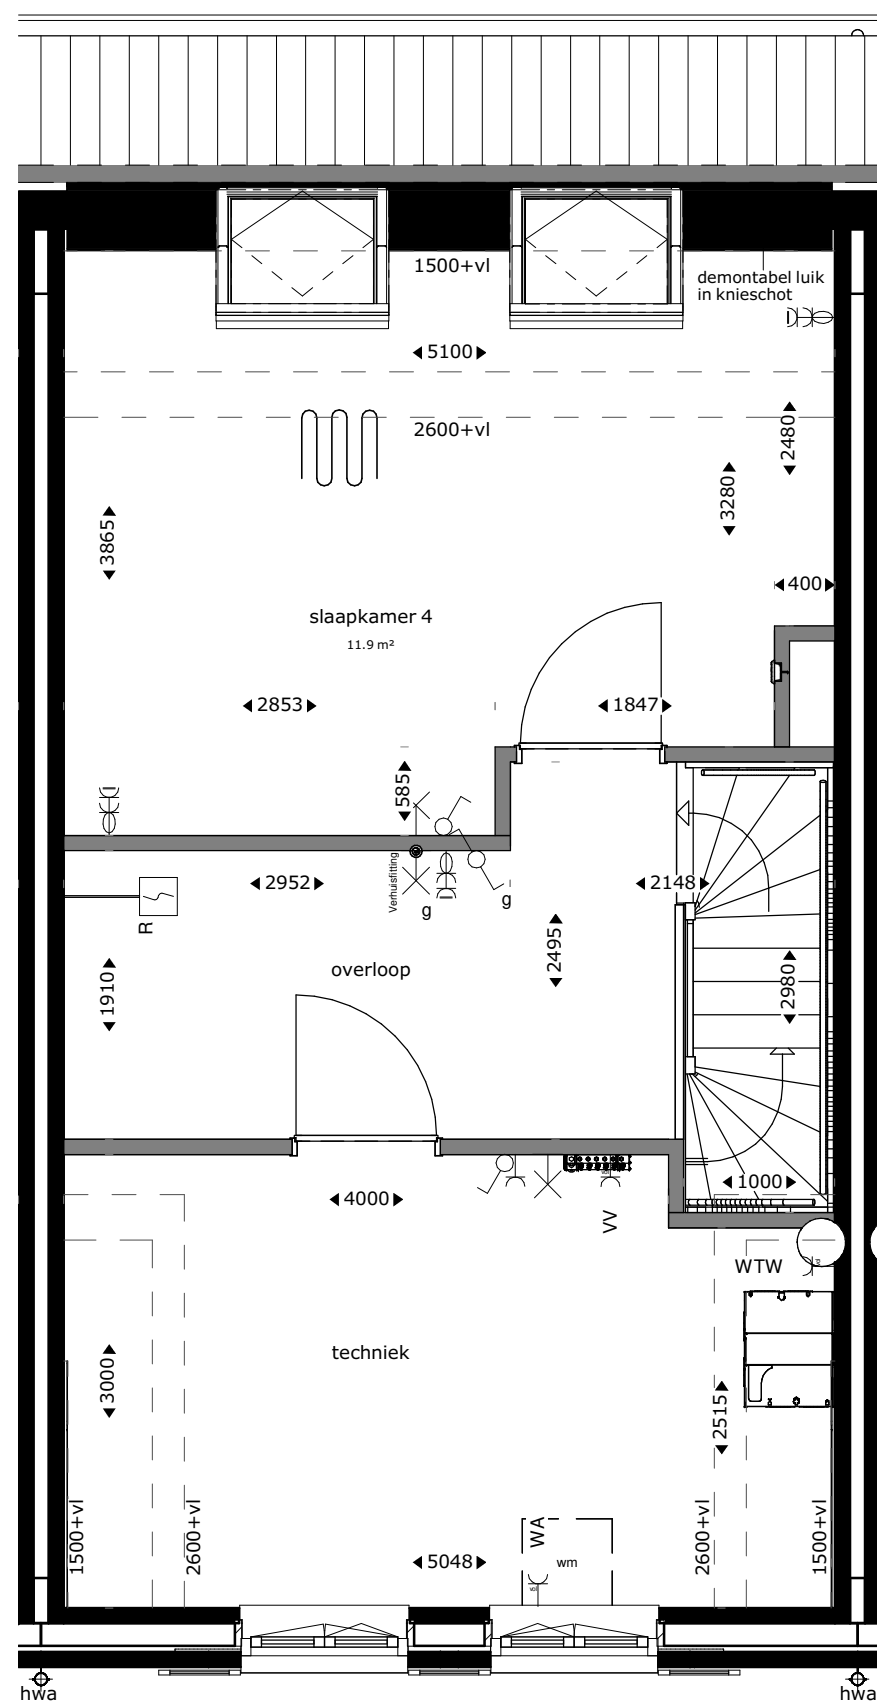

tweede verdieping

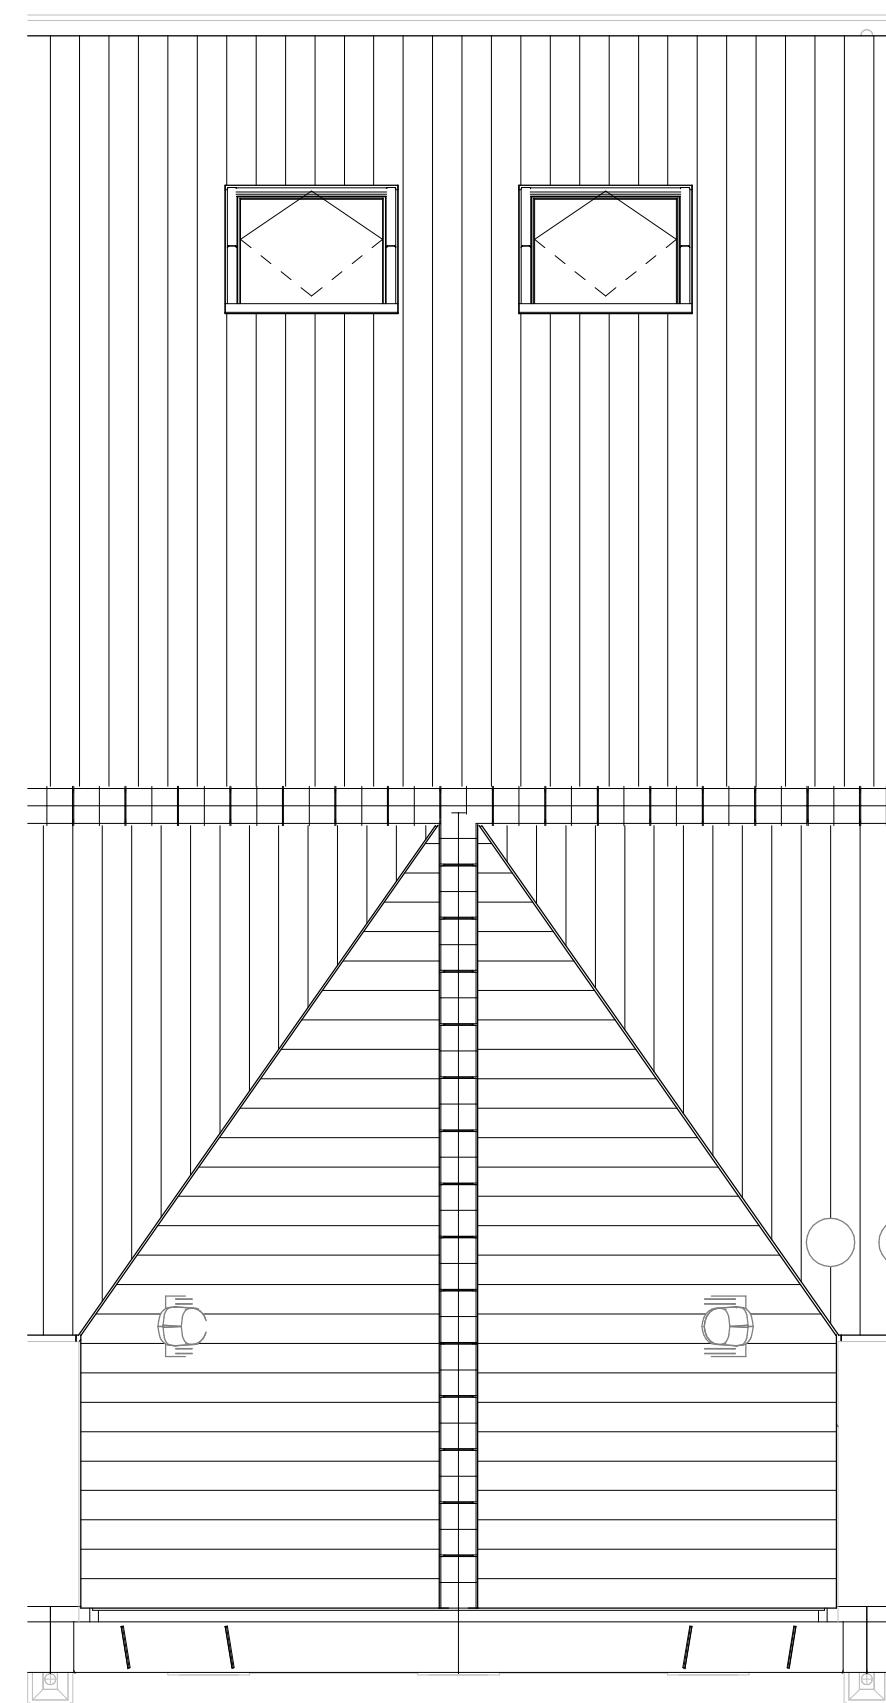

dakaanzicht


Renvooi

	buitengevel: beton- isolatie- spouw- metselwerk	TH	thermostaat
	bouwmuur	MV	mechanische ventilatie
	lichte scheidingwand	WM	plaatsingsruimte wasmachine
	hemelwaterafvoer	VV	verdelers vloerverwarming
	hoogtelijnen 1500+vl/2600+vl	ER	elektrische radiator
	stalen ligger/verlaagd plafond	WP	warmtepomp
	o hwa	CAT6 kabel	uitvoering datakabel
	o hwa	alu	aluminium kozijn in kleur
	o hwa	bw	hoogte borstwering t.o.v. vloerpeil
	enkelpolige schakelaar lichtpunt		enkelvoudige wandcontactdoos
	serie schakelaar lichtpunt		tweevoudige wandcontactdoos, kindveilig
	wissel schakelaar lichtpunt		loze leiding bedraad
	plafondlichtpunt		loze leiding niet bedraad
	wandlichtpunt		deurbelddrukker
	wandlichtpunt met randaarde		schel
	wandlichtpunt buiten (aanzicht)		rookmelder op muurbeugel
	rookmelder		vloerverwarming
	douchegoot		vloerverwarming
	elektrische radiator		mengkraan
	warmtepomp		douchepijp-wtw
	vloerverwarmingsverdeler		dakdoorvoer
			mv-ventiel plafond
			mv-ventiel wand


Aandachtspunten:  
 -alle opgegeven maten zijn circa maten.  
 -maten zijn genomen op 1500+ vloerpeil, op 2e verdieping tot aan knieschot.  
 -opstelling keuken: zie showroom brochure.  
 -type sanitair: zie showroom brochure.

**RHIJNHOEVE**  
 OEGSTGEEST


project <b>Nieuwbouw woningen Rhijnhoeve - Veld 1 Oegstgeest</b>			
omschrijving <b>Plattegronden bwnr 17</b>			
opdrachtgever BPD gebiedsontwikkeling	schaal 1:50	gewijzigd	projectnummer <b>5921_10</b>
formaat A1	status KAO-tekening		tekeningnummer <b>04N2105</b>
getekend fvk	datum 01-07-2021		

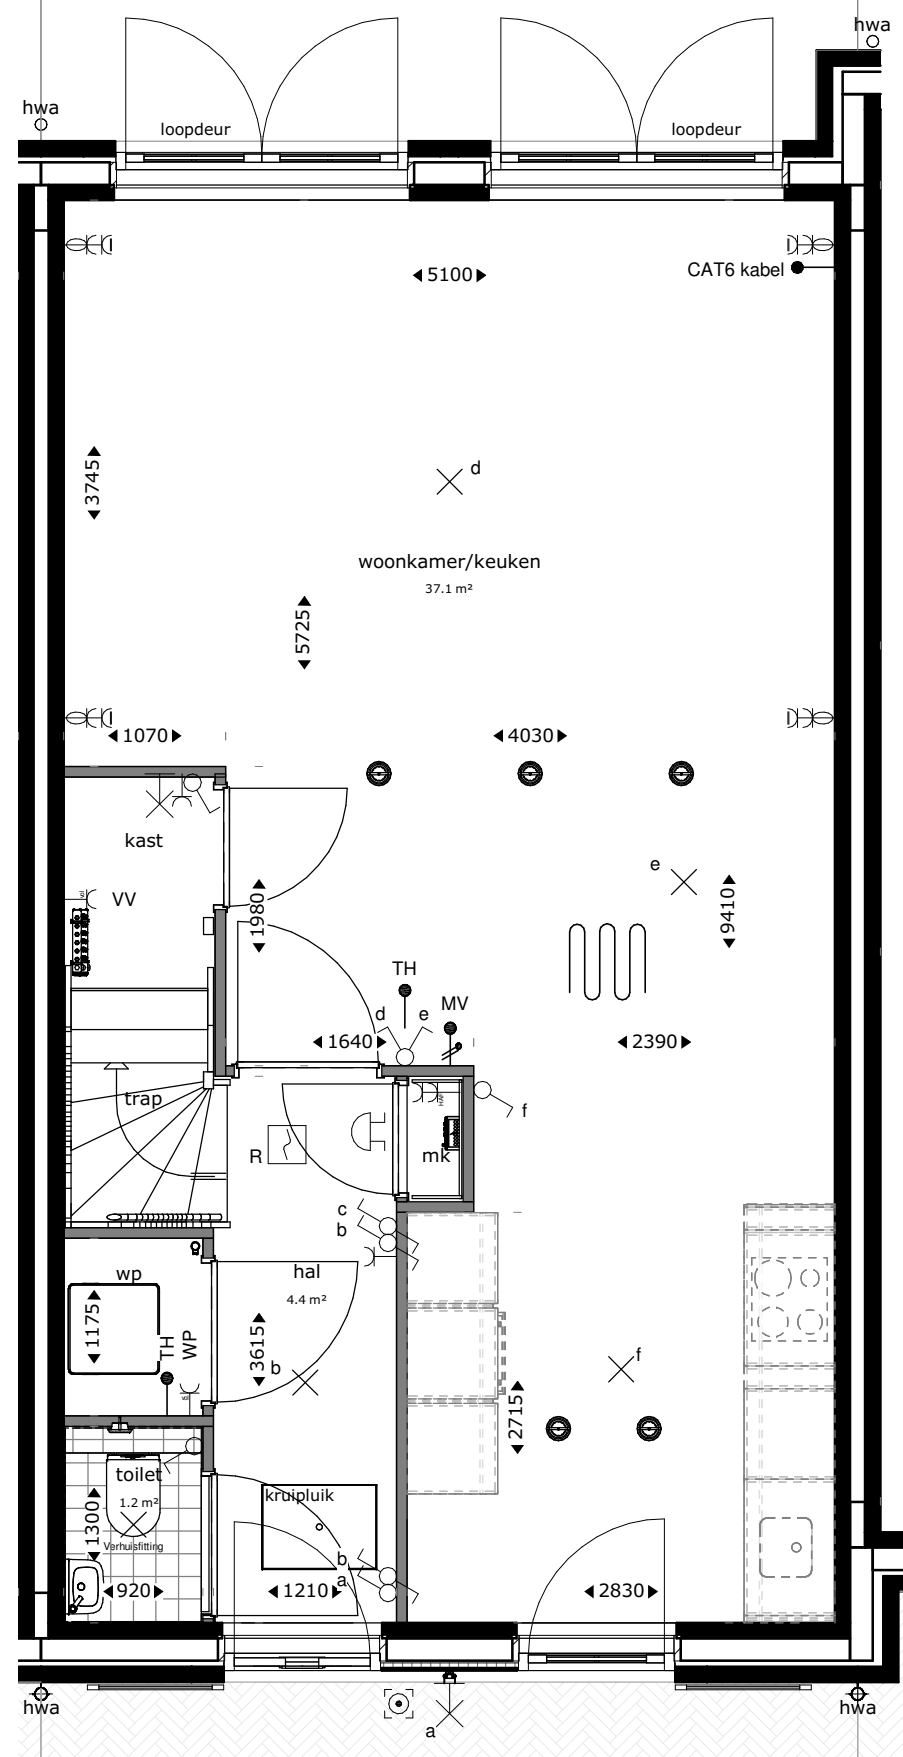


begane grond

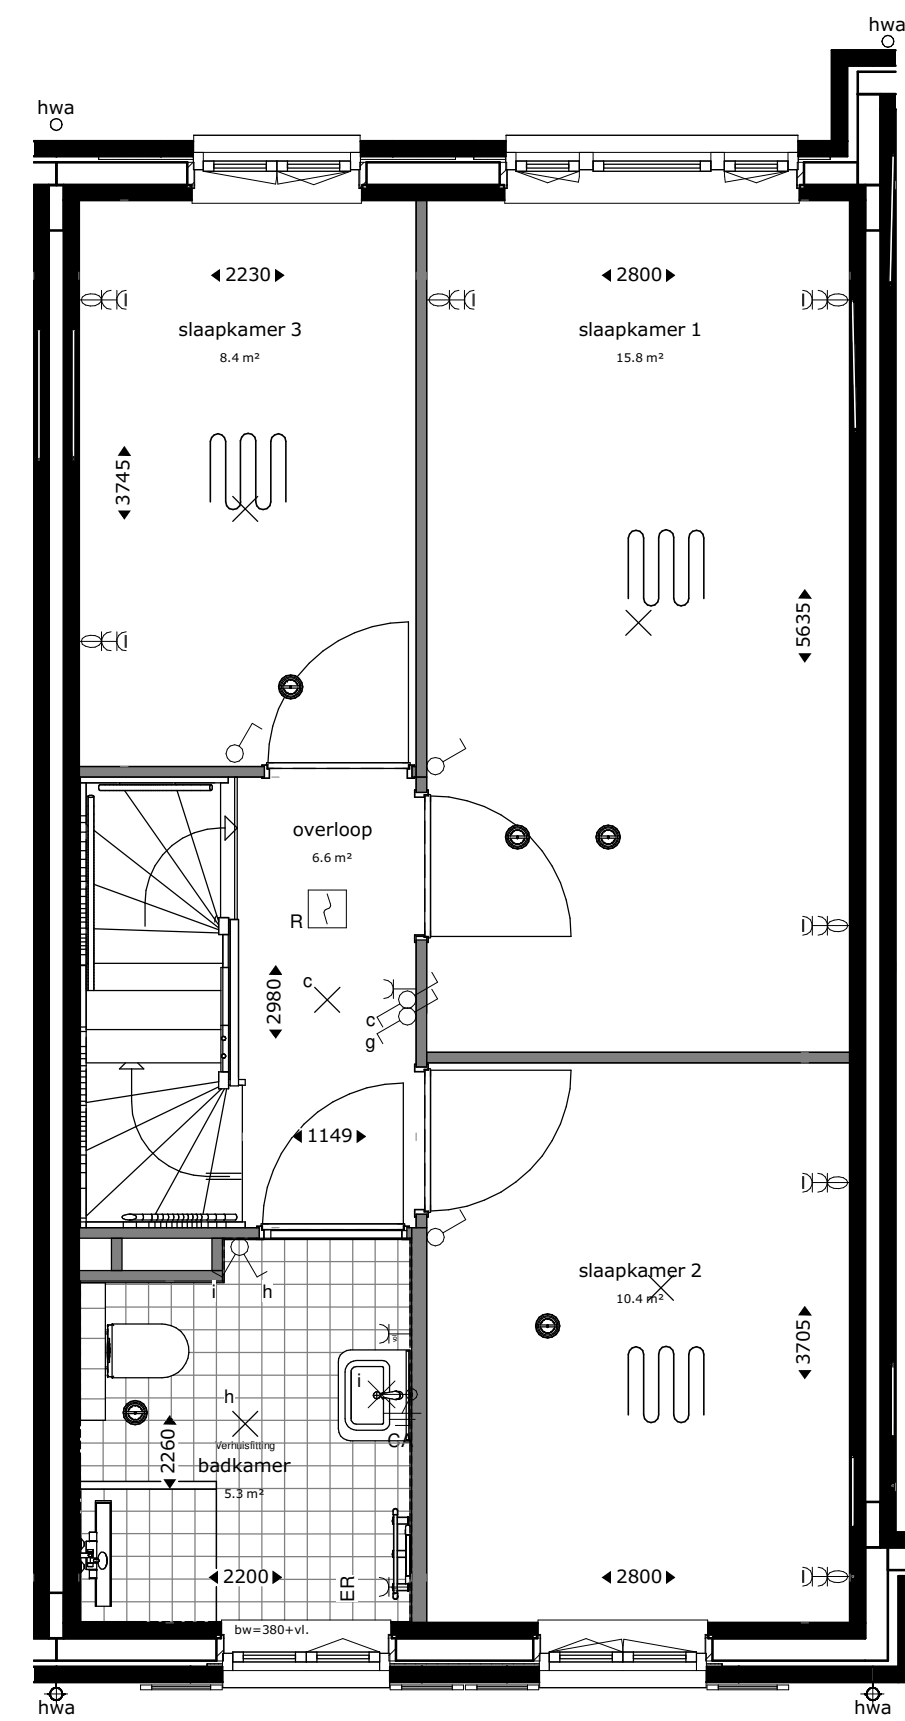

eerste verdieping

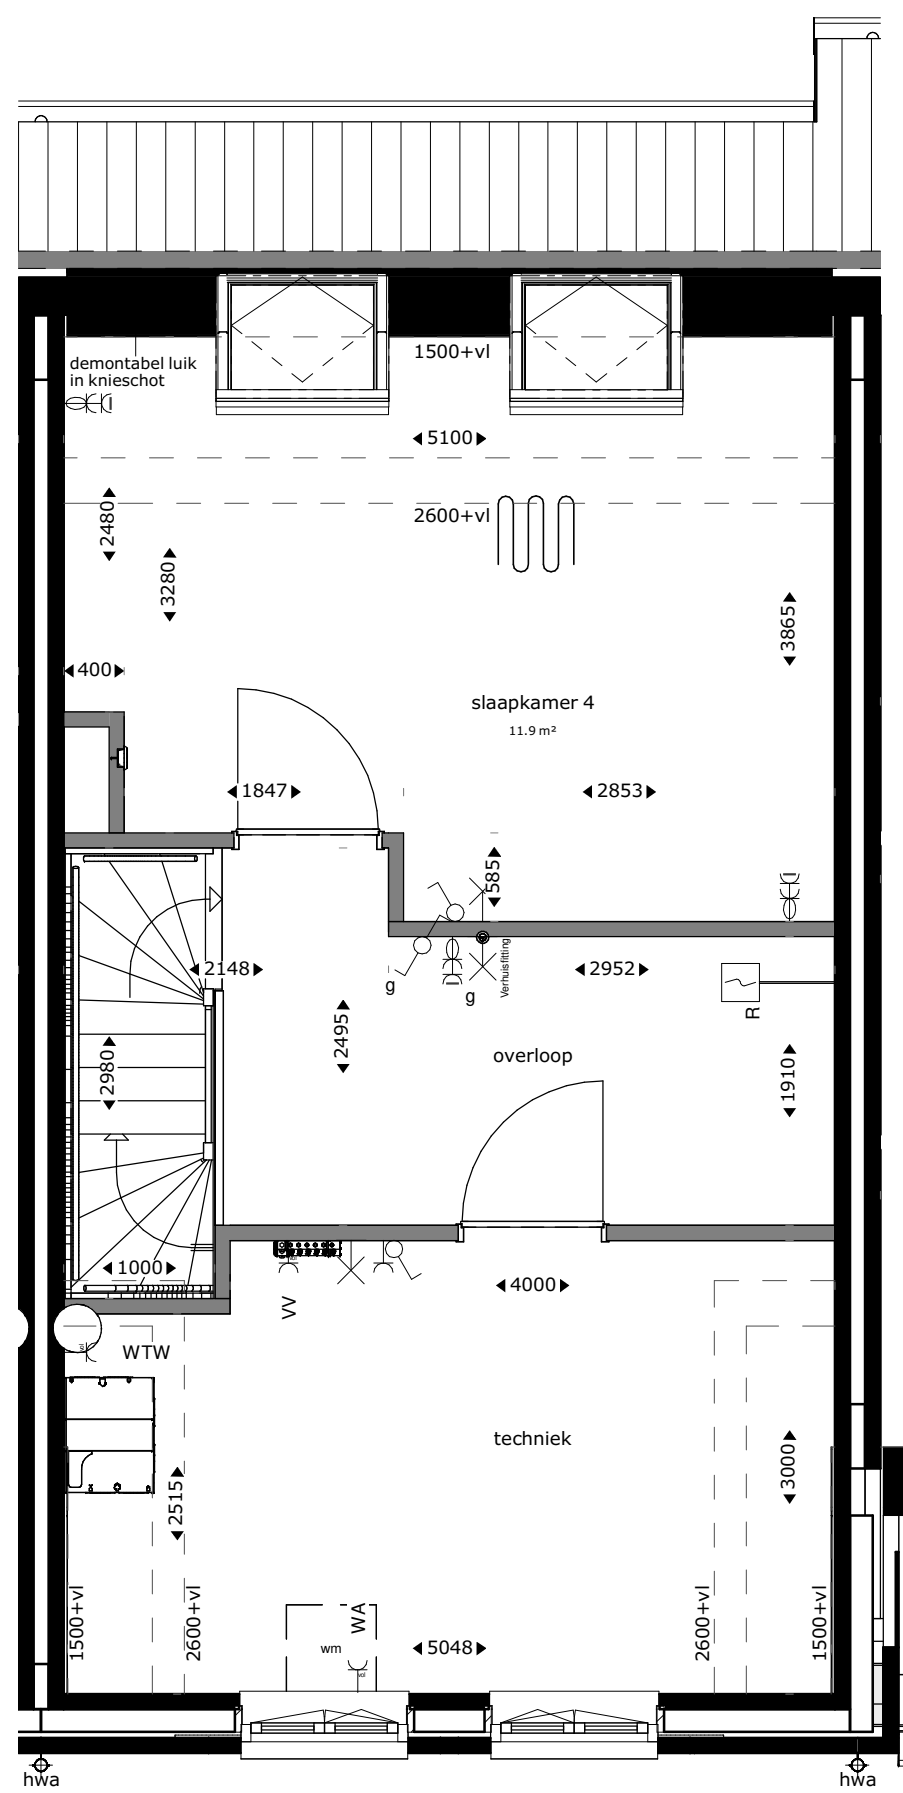

tweede verdieping

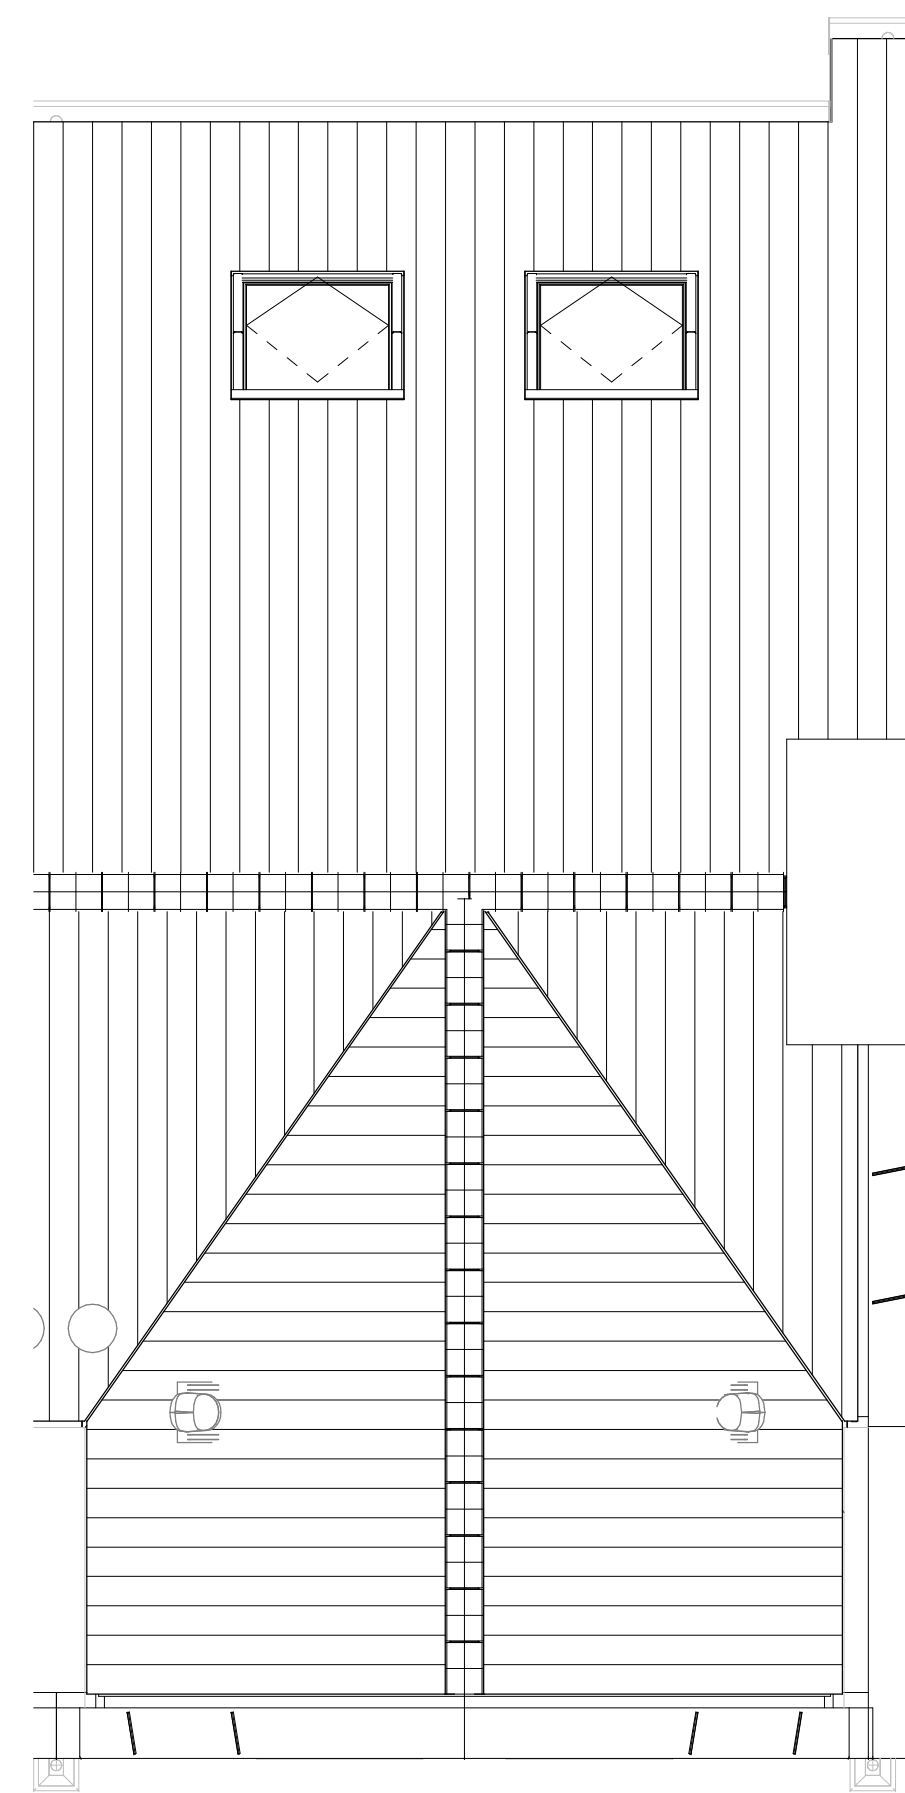

dakaanzicht

Renvooi

	buitengevel: beton- isolatie- spouw- metselwerk	TH	thermostaat
	bouwmuur	MV	mechanische ventilatie
	lichte scheidingwand	WM	plaatsingsruimte wasmachine
	hemelwaterafvoer	VV	verdelers vloerverwarming
	hoogtelijnen 1500+vl/2600+vl	ER	elektrische radiator
	stalen ligger/verlaagd plafond	WP	warmtepomp
	hwa	CAT6 kabel	uitvoering datakabel
	hwa	alu	aluminium kozijn in kleur
	hwa	bw	hoogte borstwering t.o.v. vloerpeil
	hwa		enkelvoudige wandcontactdoos
	hwa		tweevoudige wandcontactdoos, kindveilig
	hwa		loze leiding bedraad
	hwa		loze leiding niet bedraad
	hwa		deurbelddrukker
	hwa		schel
	hwa		rookmelder op muurbeugel
	hwa		vloerverwarming
	hwa		mengkraan
	hwa		douchebepijp-wtw
	hwa		dakdoorvoer
	hwa		mv-ventiel plafond
	hwa		mv-ventiel wand

Aandachtspunten:  
 -alle opgegeven maten zijn circa maten.  
 -maten zijn genomen op 1500+ vloerpeil, op 2e verdieping tot aan knieschot.  
 -opstelling keuken: zie showroom brochure.  
 -type sanitair: zie showroom brochure.


**RHIJNHOEVE**  
OEGSTGEEST

**Van Manen**


**DURA VERMEER**  
Waarmaken van ambities

<p>project                  Nieuwbouw woningen Rhijnhoeve - Veld 1                  Oegstgeest</p>			
<p>omschrijving                  Plattegronden bwnr 18</p>			
opdrachtgever BPD gebiedsontwikkeling	schaal 1:50	gewijzigd	projectnummer 5921_10
formaat A1	status KAO-tekening		tekeningnummer 04N2106
getekend fvk	datum 01-07-2021		




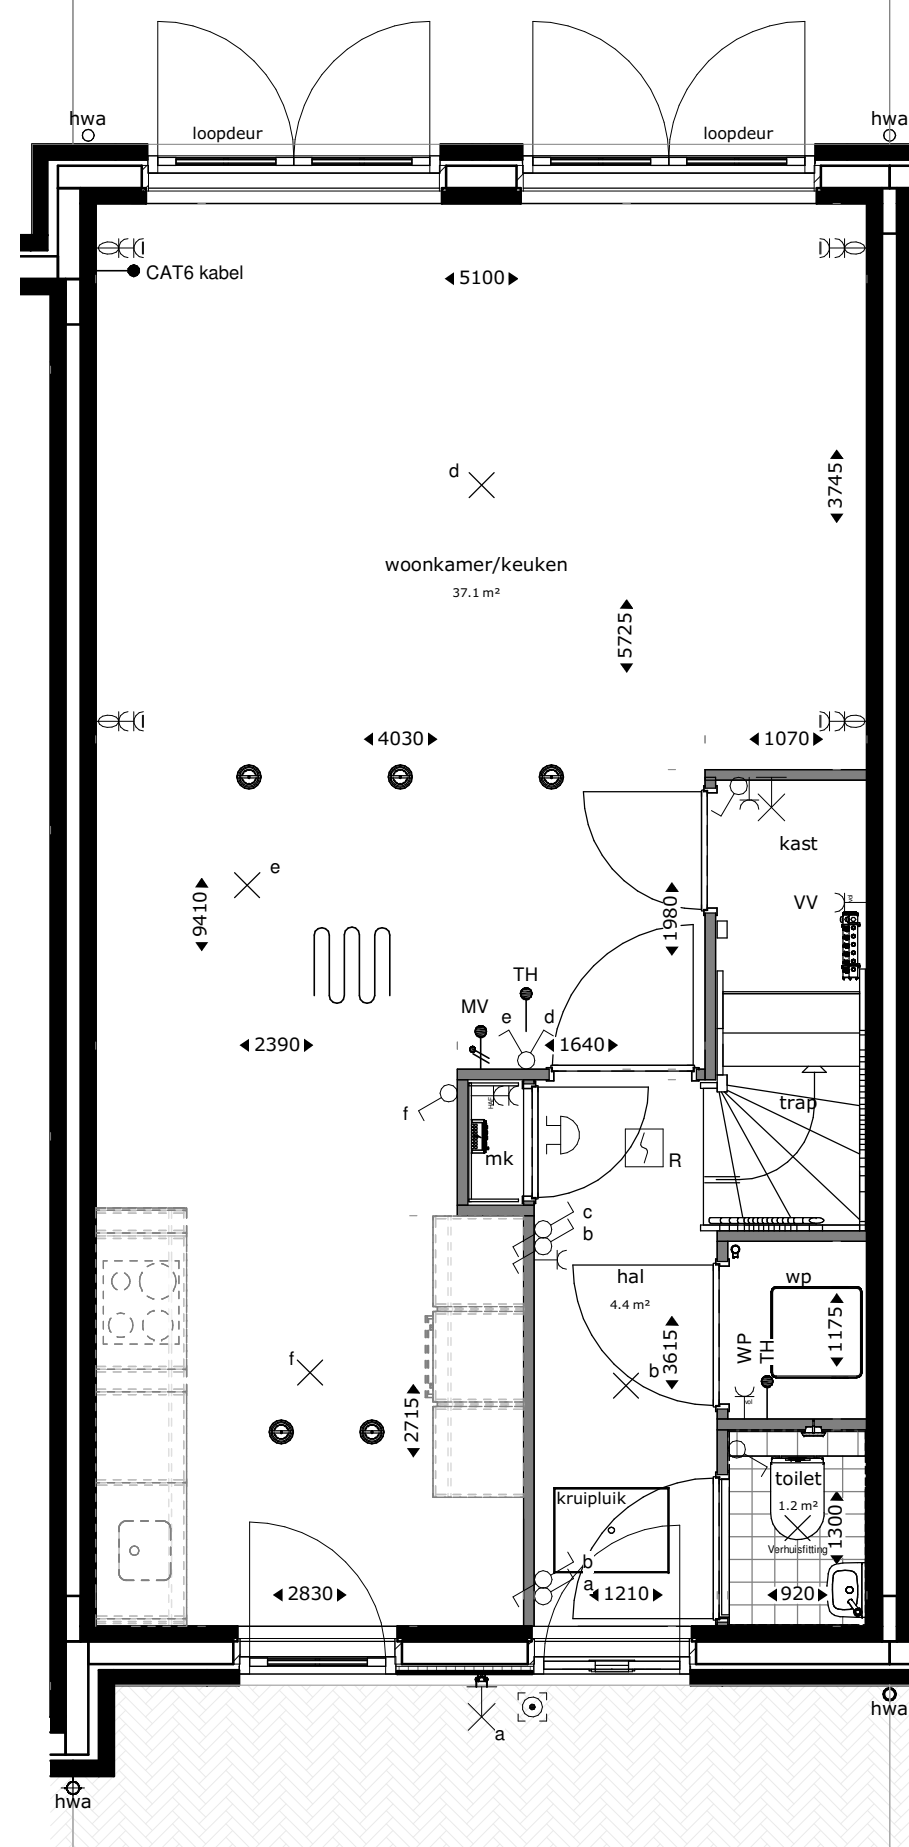


begane grond

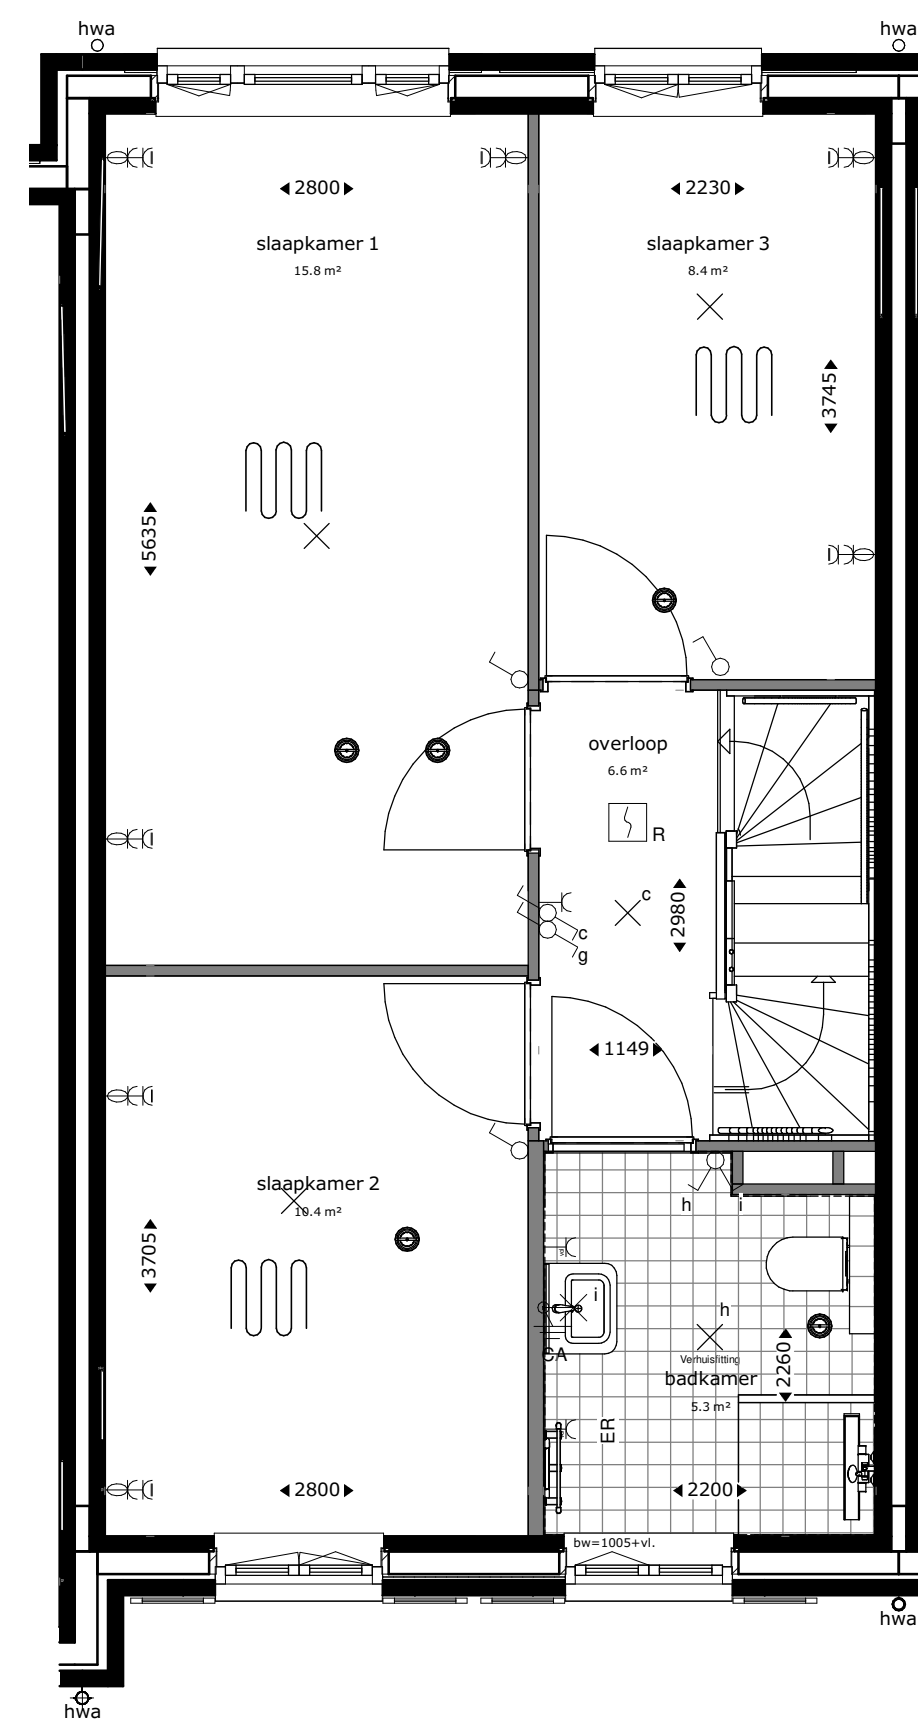

eerste verdieping

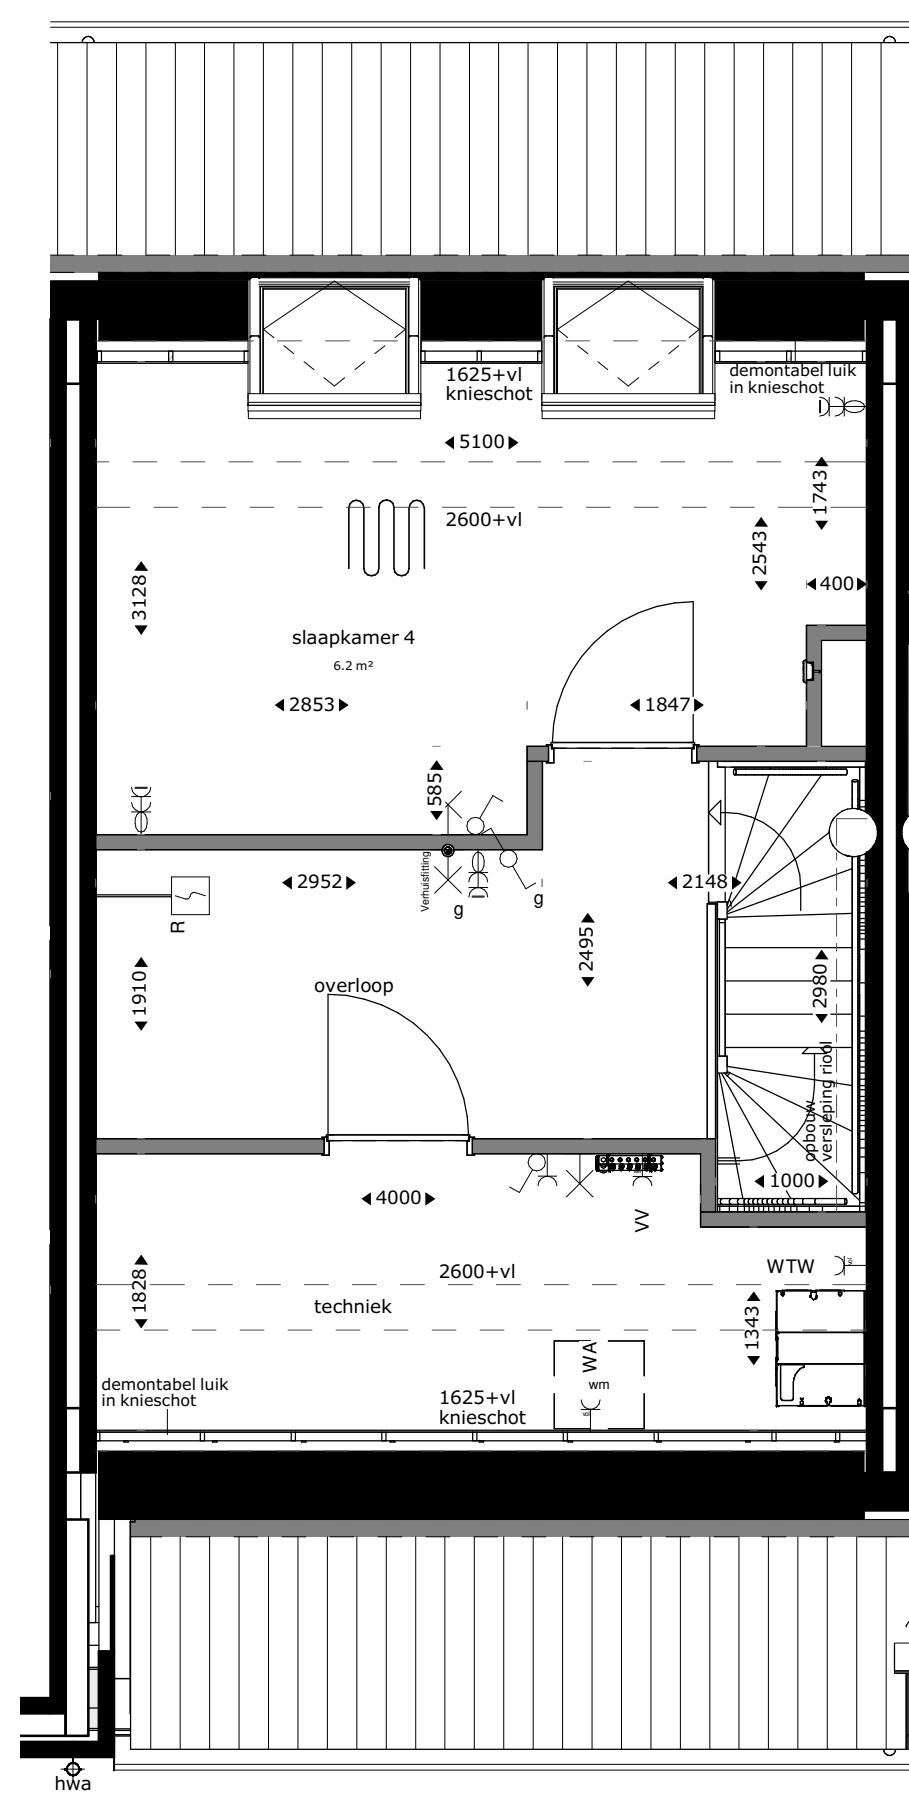

tweede verdieping

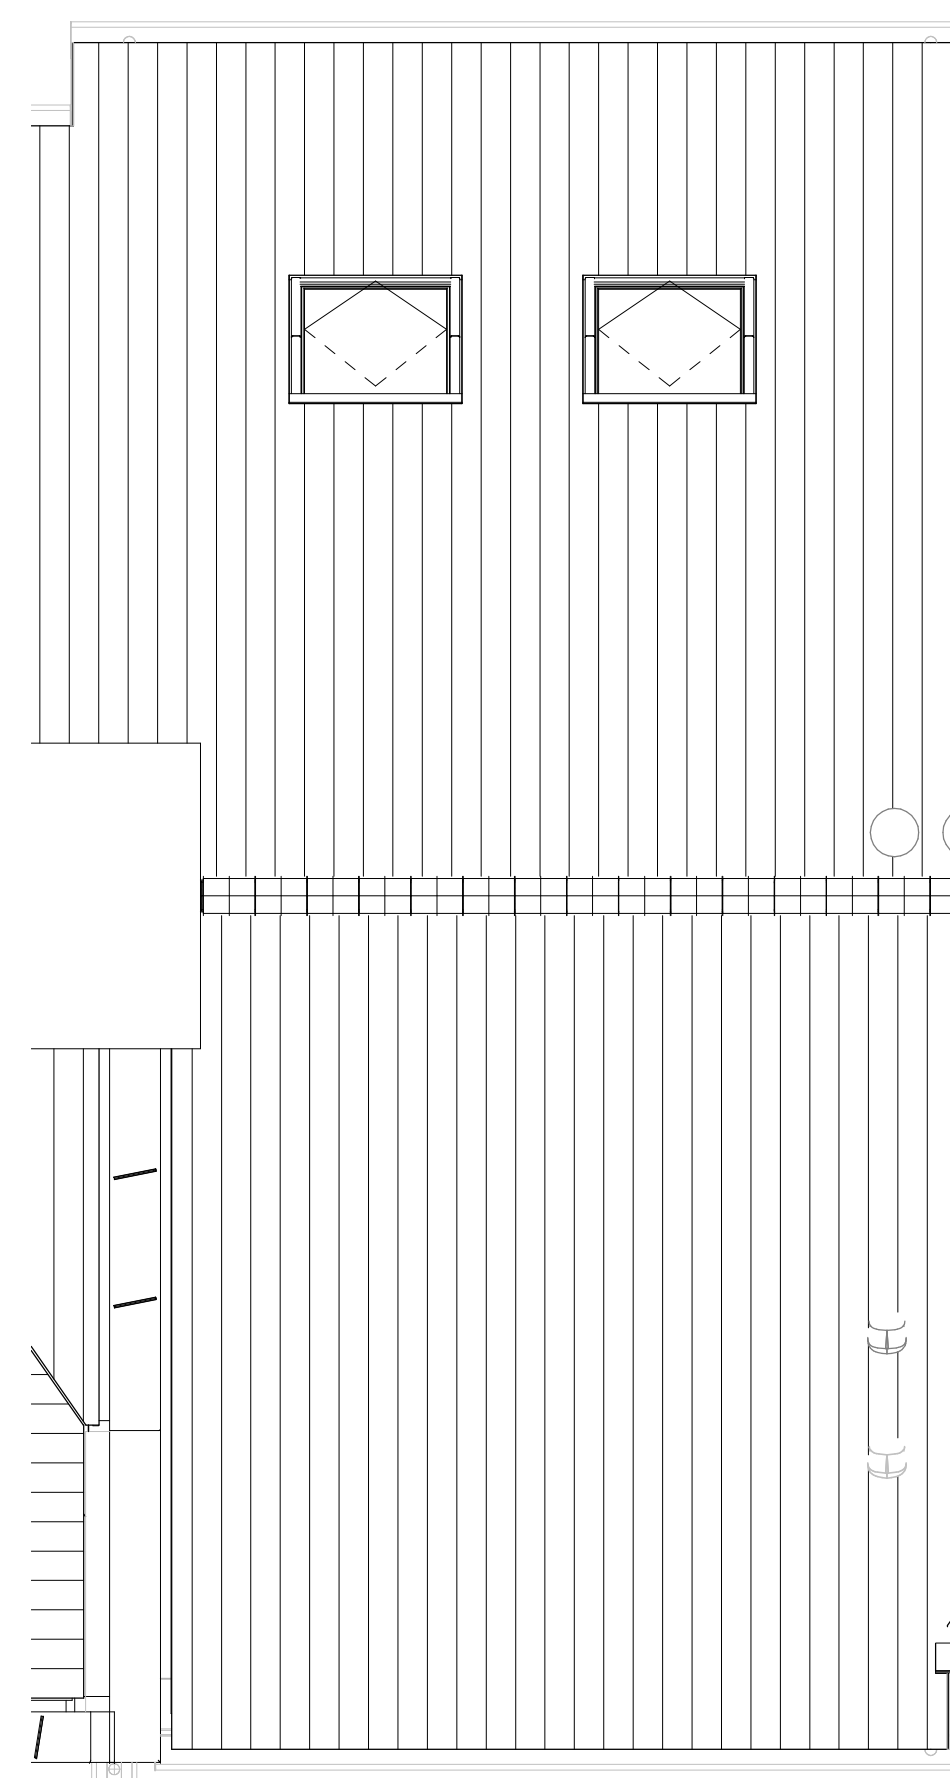

dakaanzicht

Renvooi			
	buitengevel: beton- isolatie- spouw- metselwerk	TH	thermostaat
	bouwmuur	MV	mechanische ventilatie
	lichte scheidingswand	WM	plaatsingsruimte wasmachine
	hwa	VV	verdelers vloerverwarming
	hoogtelijnen 1500+vl/2600+vl	ER	elektrische radiator
	stalen ligger/verlaagd plafond	WP	warmtepomp
	CAT6 kabel	al	aluminium kozijn in kleur
	hwa	bw	hoogte borstwering t.o.v. vloerpeil
	enkelpolige schakelaar lichtpunt		enkeelvoudige wandcontactdoos
	serie schakelaar lichtpunt		tweevoudige wandcontactdoos, kindveilig
	wissel schakelaar lichtpunt		loze leiding bedraad
	plafondlichtpunt		loze leiding niet bedraad
	wandlichtpunt		deurbelddrukker
	wandlichtpunt met randaarde		schel
	wandlichtpunt buiten (aanzicht)		rookmelder op muurbeugel
	rookmelder		vloerverwarming
	douchegoot		mengkraan
	elektrische radiator		douchepijp-wtw
	warmtepomp		dakdoorvoer
	vloerverwarmingsverdelers		mv-ventiel plafond
			mv-ventiel wand


Aandachtspunten:  
 -alle opgegeven maten zijn circa maten.  
 -maten zijn genomen op 1500+ vloerpeil, op 2e verdieping tot aan knieschot.  
 -opstelling keuken: zie showroom brochure.  
 -type sanitair: zie showroom brochure.

**RHIJNHOEVE**  
 OEGSTGEEST


project  
 Nieuwbouw woningen Rhijnhoeve - Veld 1  
 Oegstgeest

omschrijving  
 Plattegronden bwnr 19


opdrachtgever BPD gebiedsontwikkeling	schaal 1:50	gewijzigd	projectnummer 5921_10
formaat A1	status KAO-tekening		tekeningnummer 04N2107
getekend fvk	datum 01-07-2021		

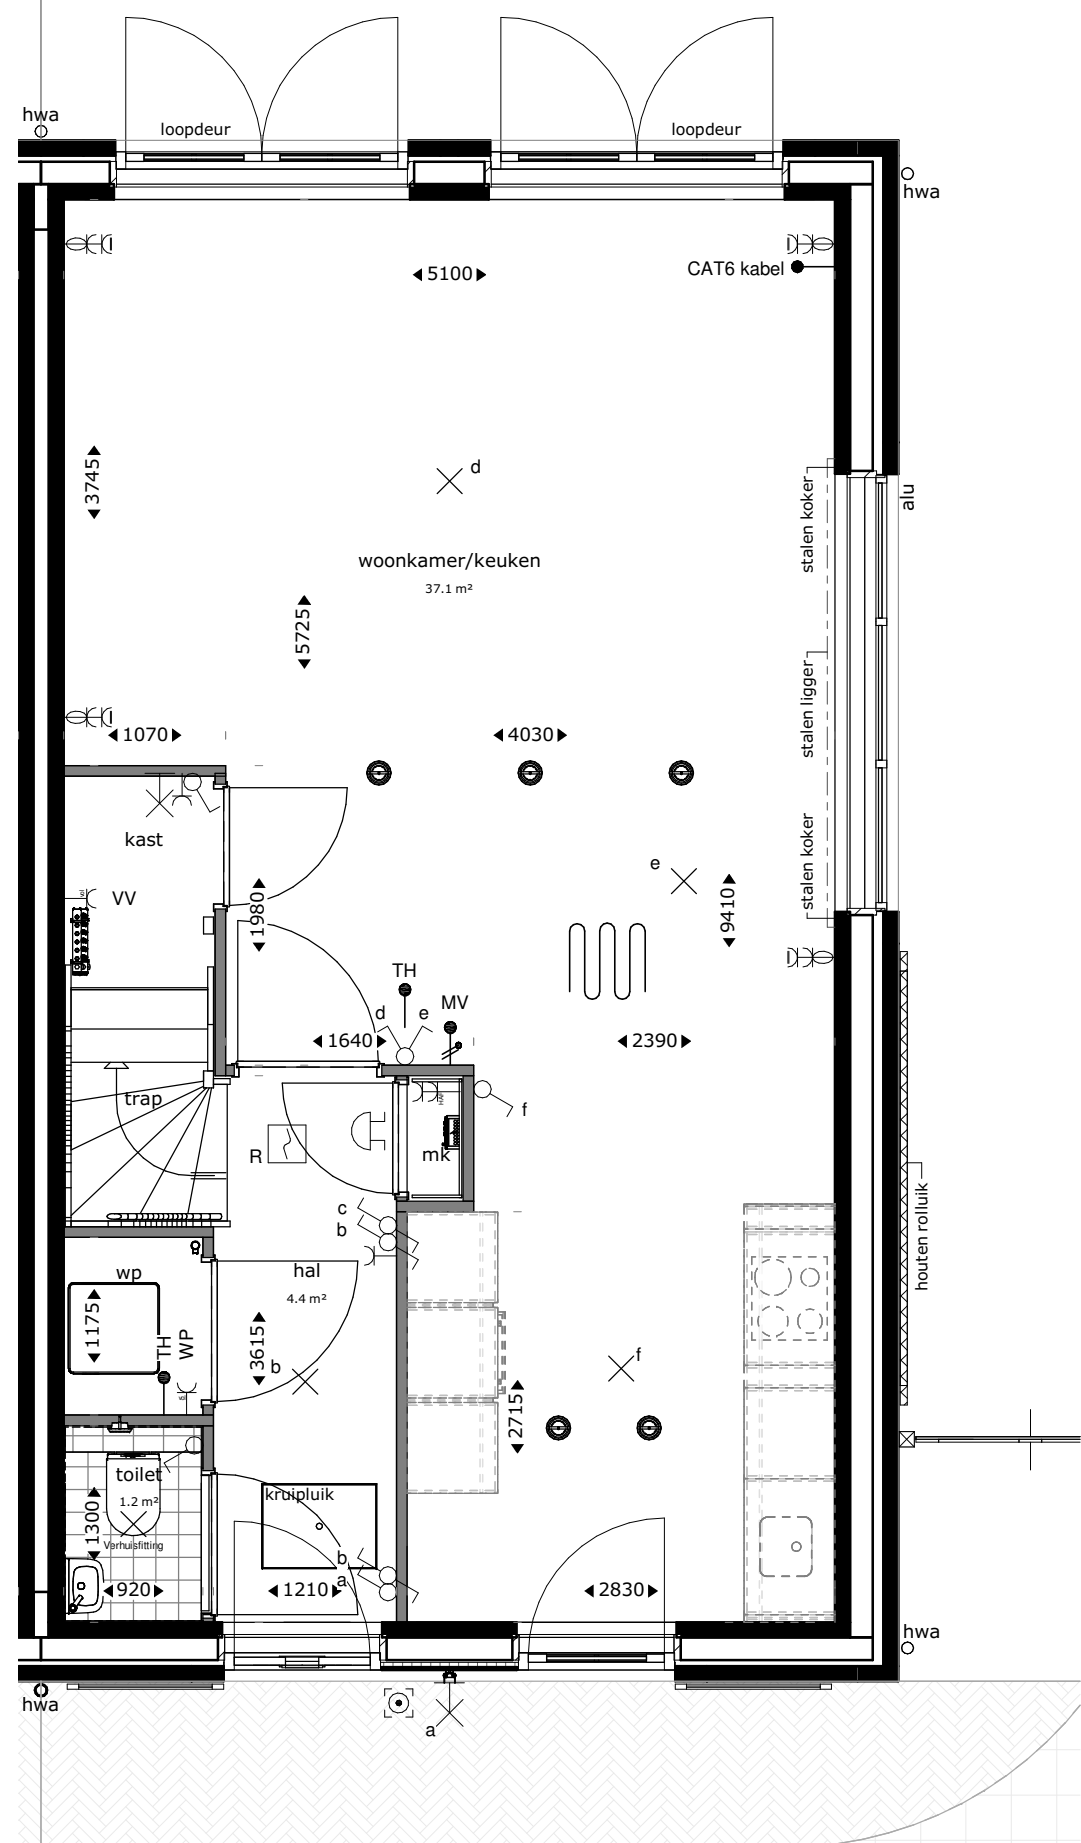


begane grond

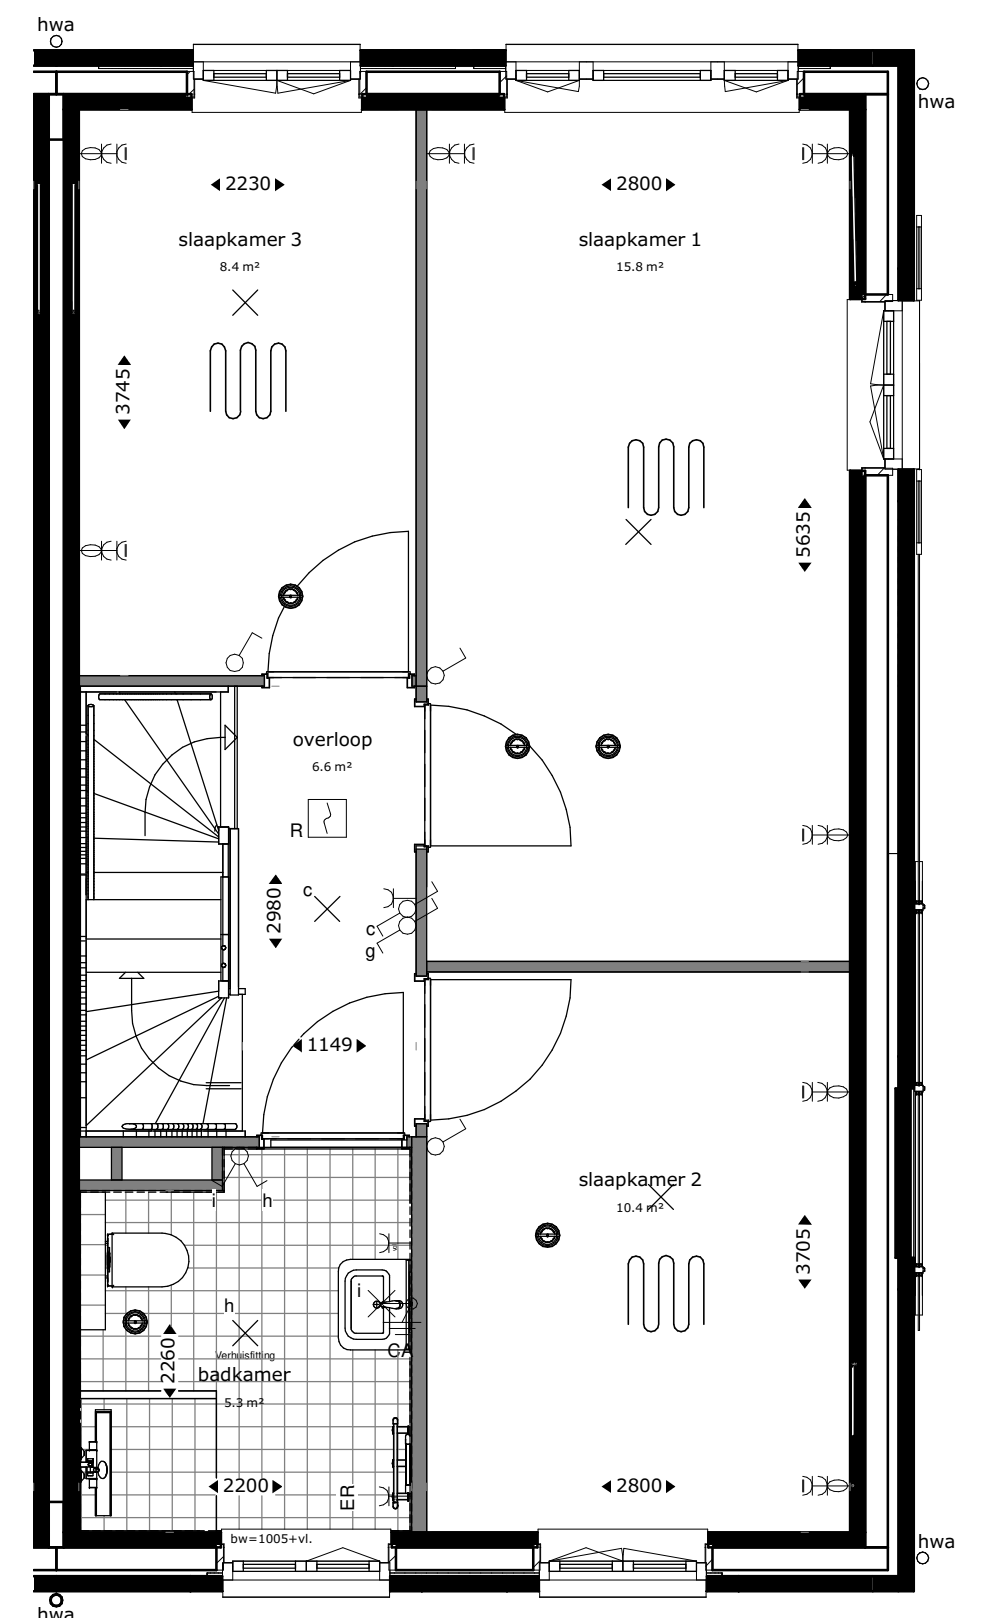

eerste verdieping

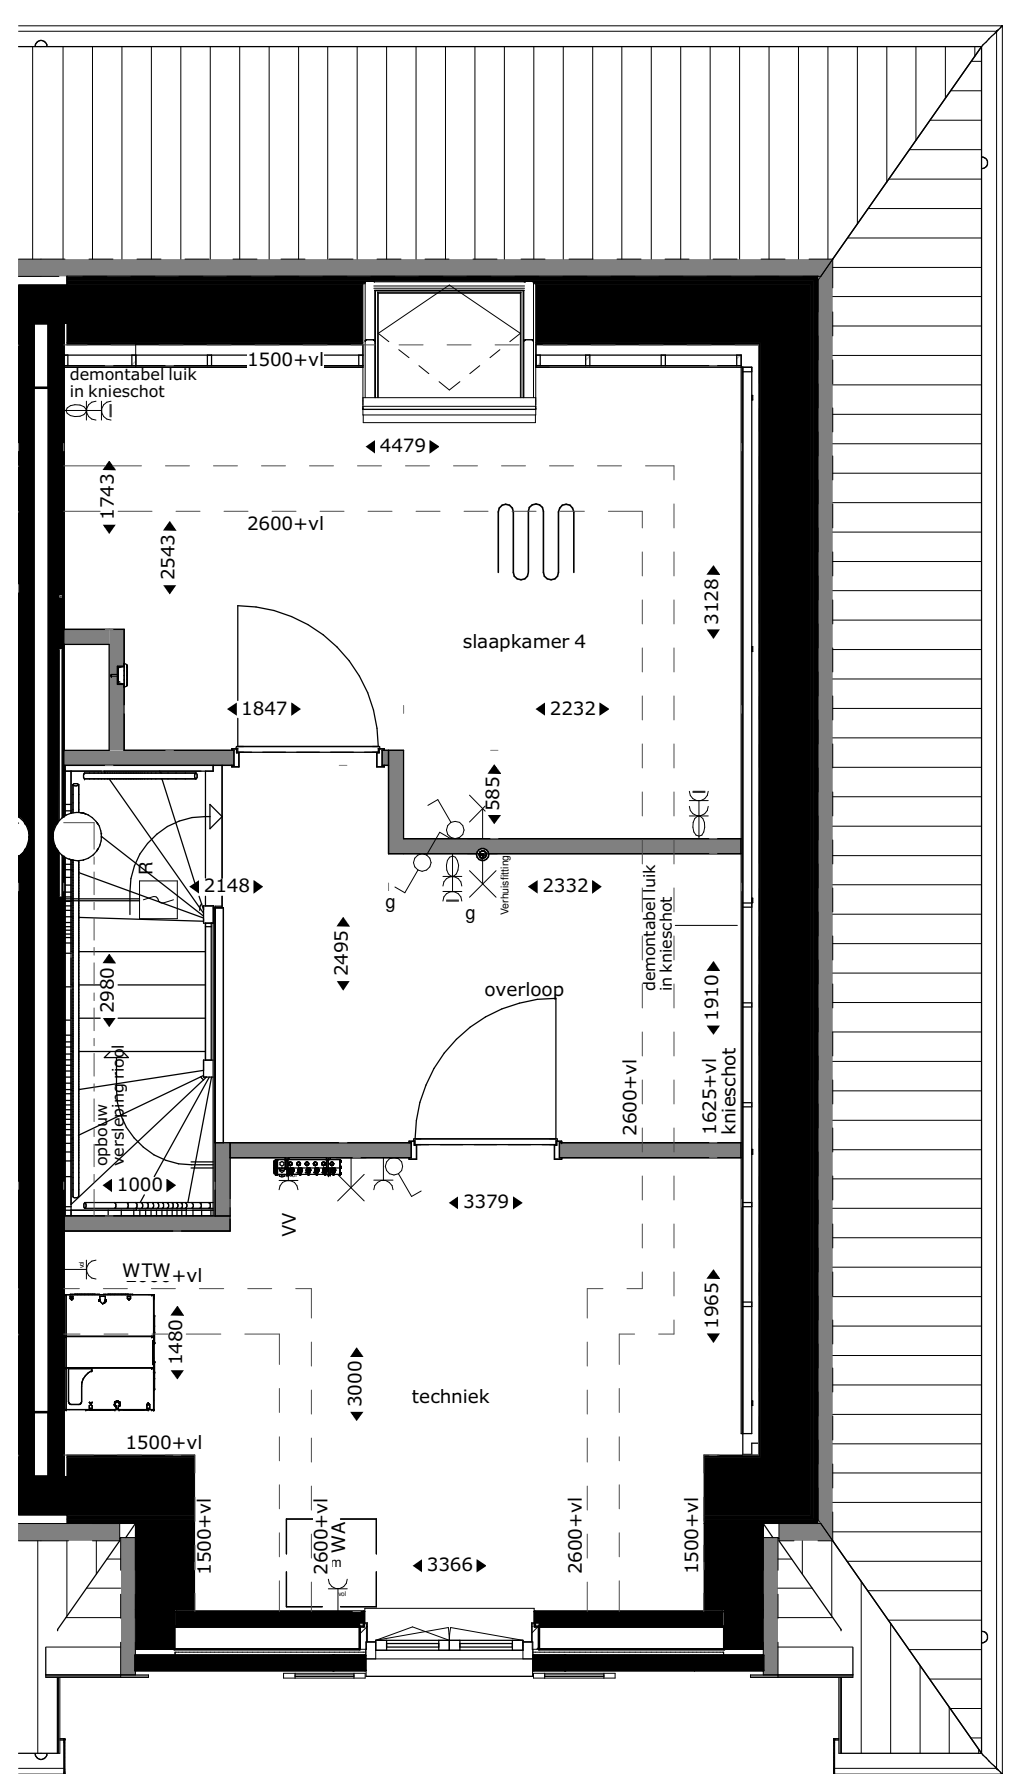

tweede verdieping

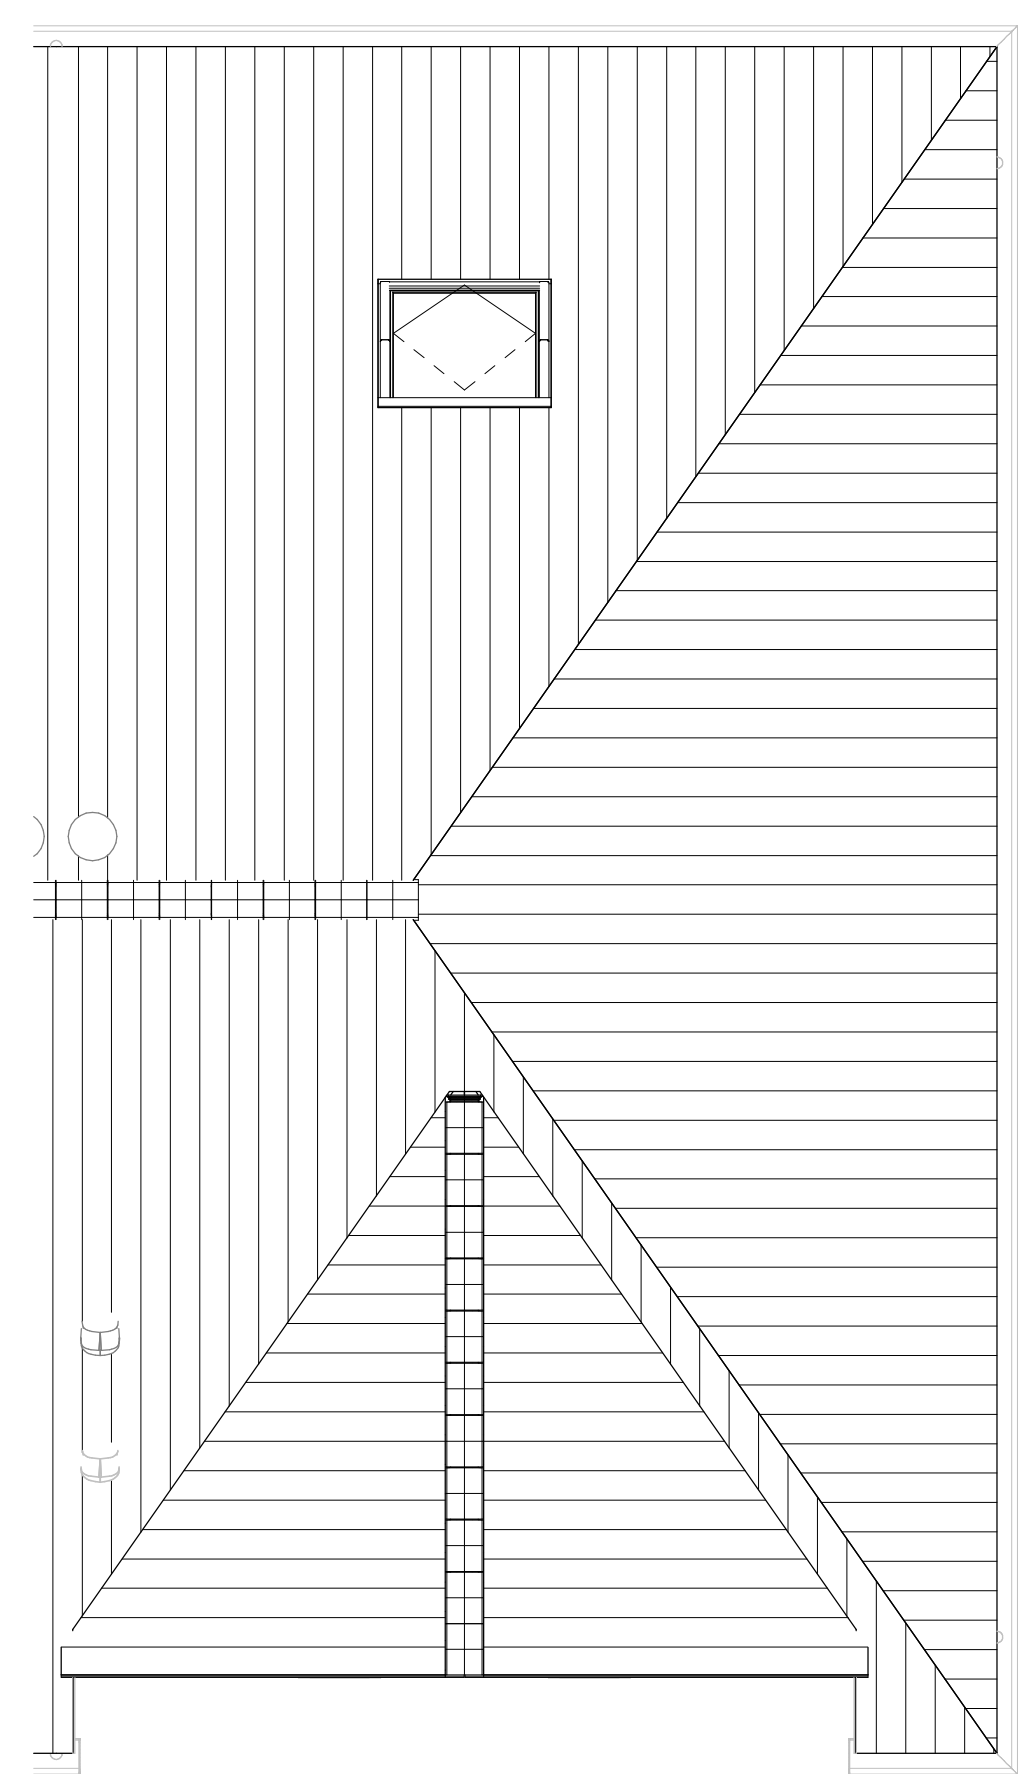

dakaanzicht

Renvooi			
	buitengevel: beton- isolatie- spouw- metselwerk	TH	thermostaat
	bouwmuur	MV	mechanische ventilatie
	lichte scheidingwand	WM	plaatsingsruimte wasmachine
	hwa	VV	verdelers vloerverwarming
	hoogtelijnen 1500+vl/2600+vl	ER	elektrische radiator
	stalen ligger/verlaagd plafond	WP	warmtepomp
		CAT6 kabel	uitvoering datakabel
		alu	aluminium kozijn in kleur
		bw	hoogte borstwering t.o.v. vloerpeil
	enkeelpolige schakelaar lichtpunt		enkelepoude wandcontactdoos
	serie schakelaar lichtpunt		tweevoudige wandcontactdoos, kindveilig
	wissel schakelaar lichtpunt		loze leiding bedraad
	plafondlichtpunt		loze leiding niet bedraad
	wandlichtpunt		deurbeldrukker
	wandlichtpunt met randaarde		schel
	wandlichtpunt buiten (aanzicht)		rookmelder op muurbeugel
	rookmelder		
	mechanische ventilatie warmtewisselaar		vloerverwarming
	douchegoot		mengkraan
	elektrische radiator		douchepijp-wtw
	warmtepomp		dakdoorvoer
	vloerverwarmingsverdelers		mv-ventiel plafond
			mv-ventiel wand

Aandachtspunten:  
 -alle opgegeven maten zijn circa maten.  
 -maten zijn genomen op 1500+ vloerpeil, op 2e verdieping tot aan knieschot.  
 -opstelling keuken: zie showroom brochure.  
 -type sanitair: zie showroom brochure.

**RHIJNHOEVE**  
OEGSTGEEST

**M Van Manen** **DURA VERMEER**  
Waarmaken van ambities

project <b>Nieuwbouw woningen Rijnhoef - Veld 1 Oegstgeest</b>			
omschrijving <b>Plattegronden bwnr 20</b>			
opdrachtgever BPD gebiedsontwikkeling	schaal 1:50	gewijzigd	projectnummer <b>5921_10</b>
formaat A1	status KAO-tekening		tekeningnummer <b>04N2108</b>
getekend fvk	datum 01-07-2021		